


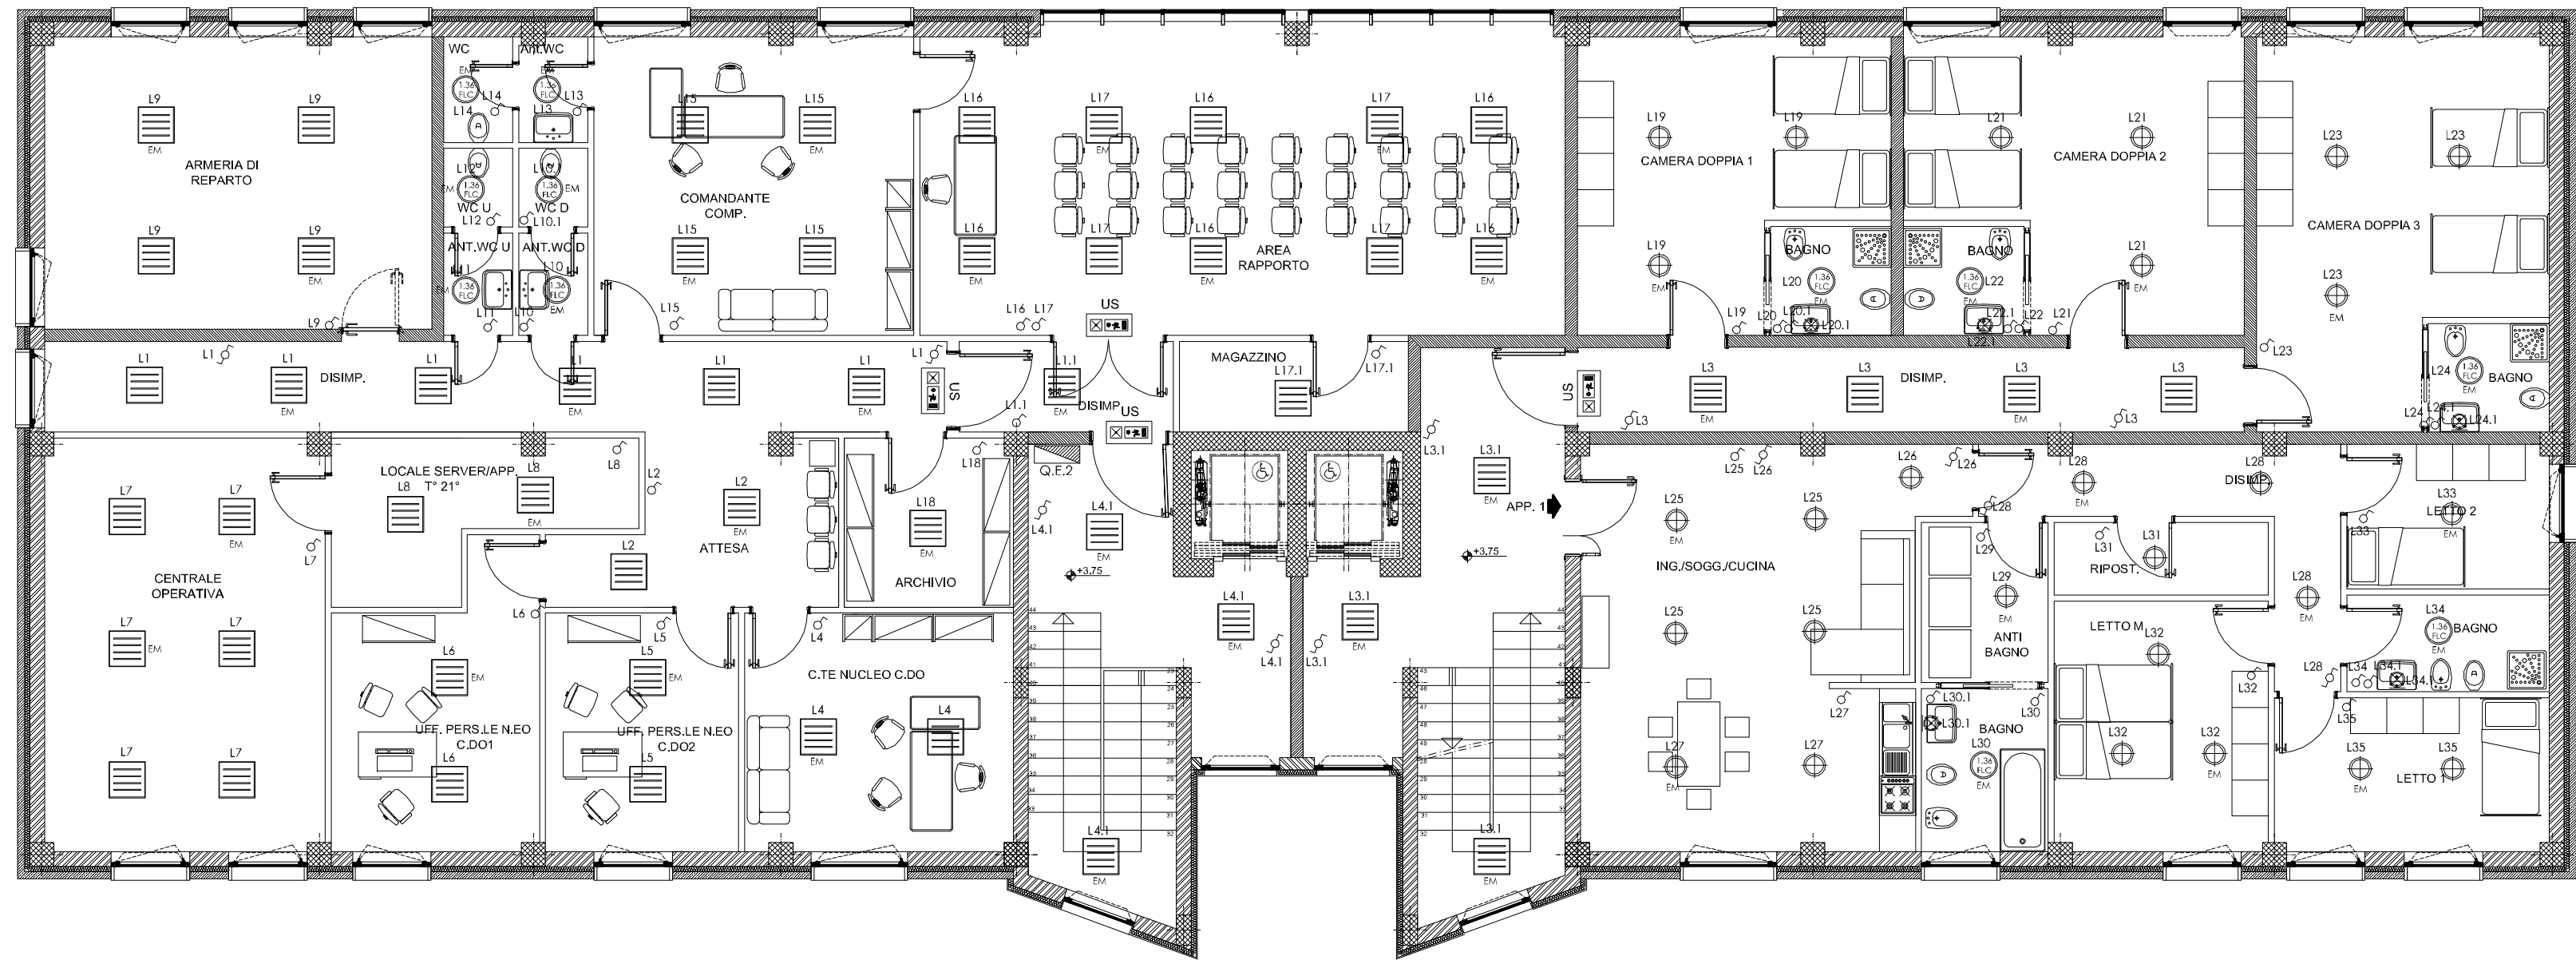

LEGENDA	
	Quadro elettrico
	Corpo illuminante da interni per installazione a soffitto IP20 con lampade fluorescenti 4x18W T5 3000-4000K, corpo in lamiera di acciaio zincato prevverniciato in resina poliestere bianca, ottica DARK LIGHT, alimentazione 230V/50Hz, cablaggio elettronico. E.M = versione di emergenza con batteria tampone Ni-Cd ed inverter aut. 60'.
	Punto Luce a soffitto
	Punto Luce a parete
	Apparecchio illuminante a soffitto a luce diretta, con vetro di protezione, IP 44, con lampada da 36 W FLC, reattore elettronico. E.M = versione di emergenza con batteria tampone Ni-Cd ed inverter aut. 60'.
	Plafoniera 2x58 W a tubi fluorescenti a soffitto.
	Punto Luce a parete esterno
	Lampada di emergenza
	Lampada con Pittogramma uscita di sicurezza 1x11W dotato di batteria tampone Ni-Cd ed inverter aut. 60' S.A.
	Interruttore unipolare 10-16A montato a parete
	Deviatore 10-16A montato a parete



COMUNE DI CASTELLANETA

PROVINCIA DI TARANTO


REALIZZAZIONE DELLA CITTADELLA DELLA SICUREZZA
Comando Compagnia Carabinieri

COMMITTENTE :
AMMINISTRAZIONE COMUNALE CASTELLANETA (TA)

PROGETTO DEFINITIVO :
Arch. Aldo Caforio - Ufficio Tecnico Comunale - Servizio LL.PP.
RESPONSABILE UNICO DEL PROCEDIMENTO
Arch. Pantaleo De Finis

PROGETTISTI :
SYLOS LABINI INGEGNERI E ARCHITETTI ASSOCIATI s.r.l.
CAPOGRUPPO MANDATARIA - PROGETTO ARCHITETTONICO
Ing. Domingo Sylos Labini - Direttore Tecnico
Arch. Angelica Sylos Labini

ITALPROGETTI s.r.l.
MANDANTE - PROGETTO STRUTTURE, IMPIANTI E PSC
Prof. Ing. Claudio De Stefano - Direttore Tecnico

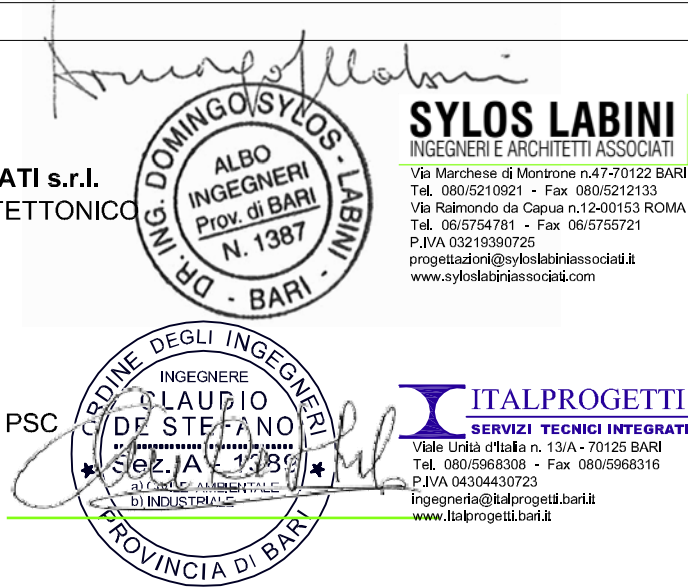

PROGETTO ESECUTIVO

ELABORATO:		TAVOLA N.	
IMPIANTO ELETTRICO PIANTA PIANO PRIMO		C / E.03	
EMISSIONE : Maggio 2017	SCALA : 1:100		
AGG. :			