


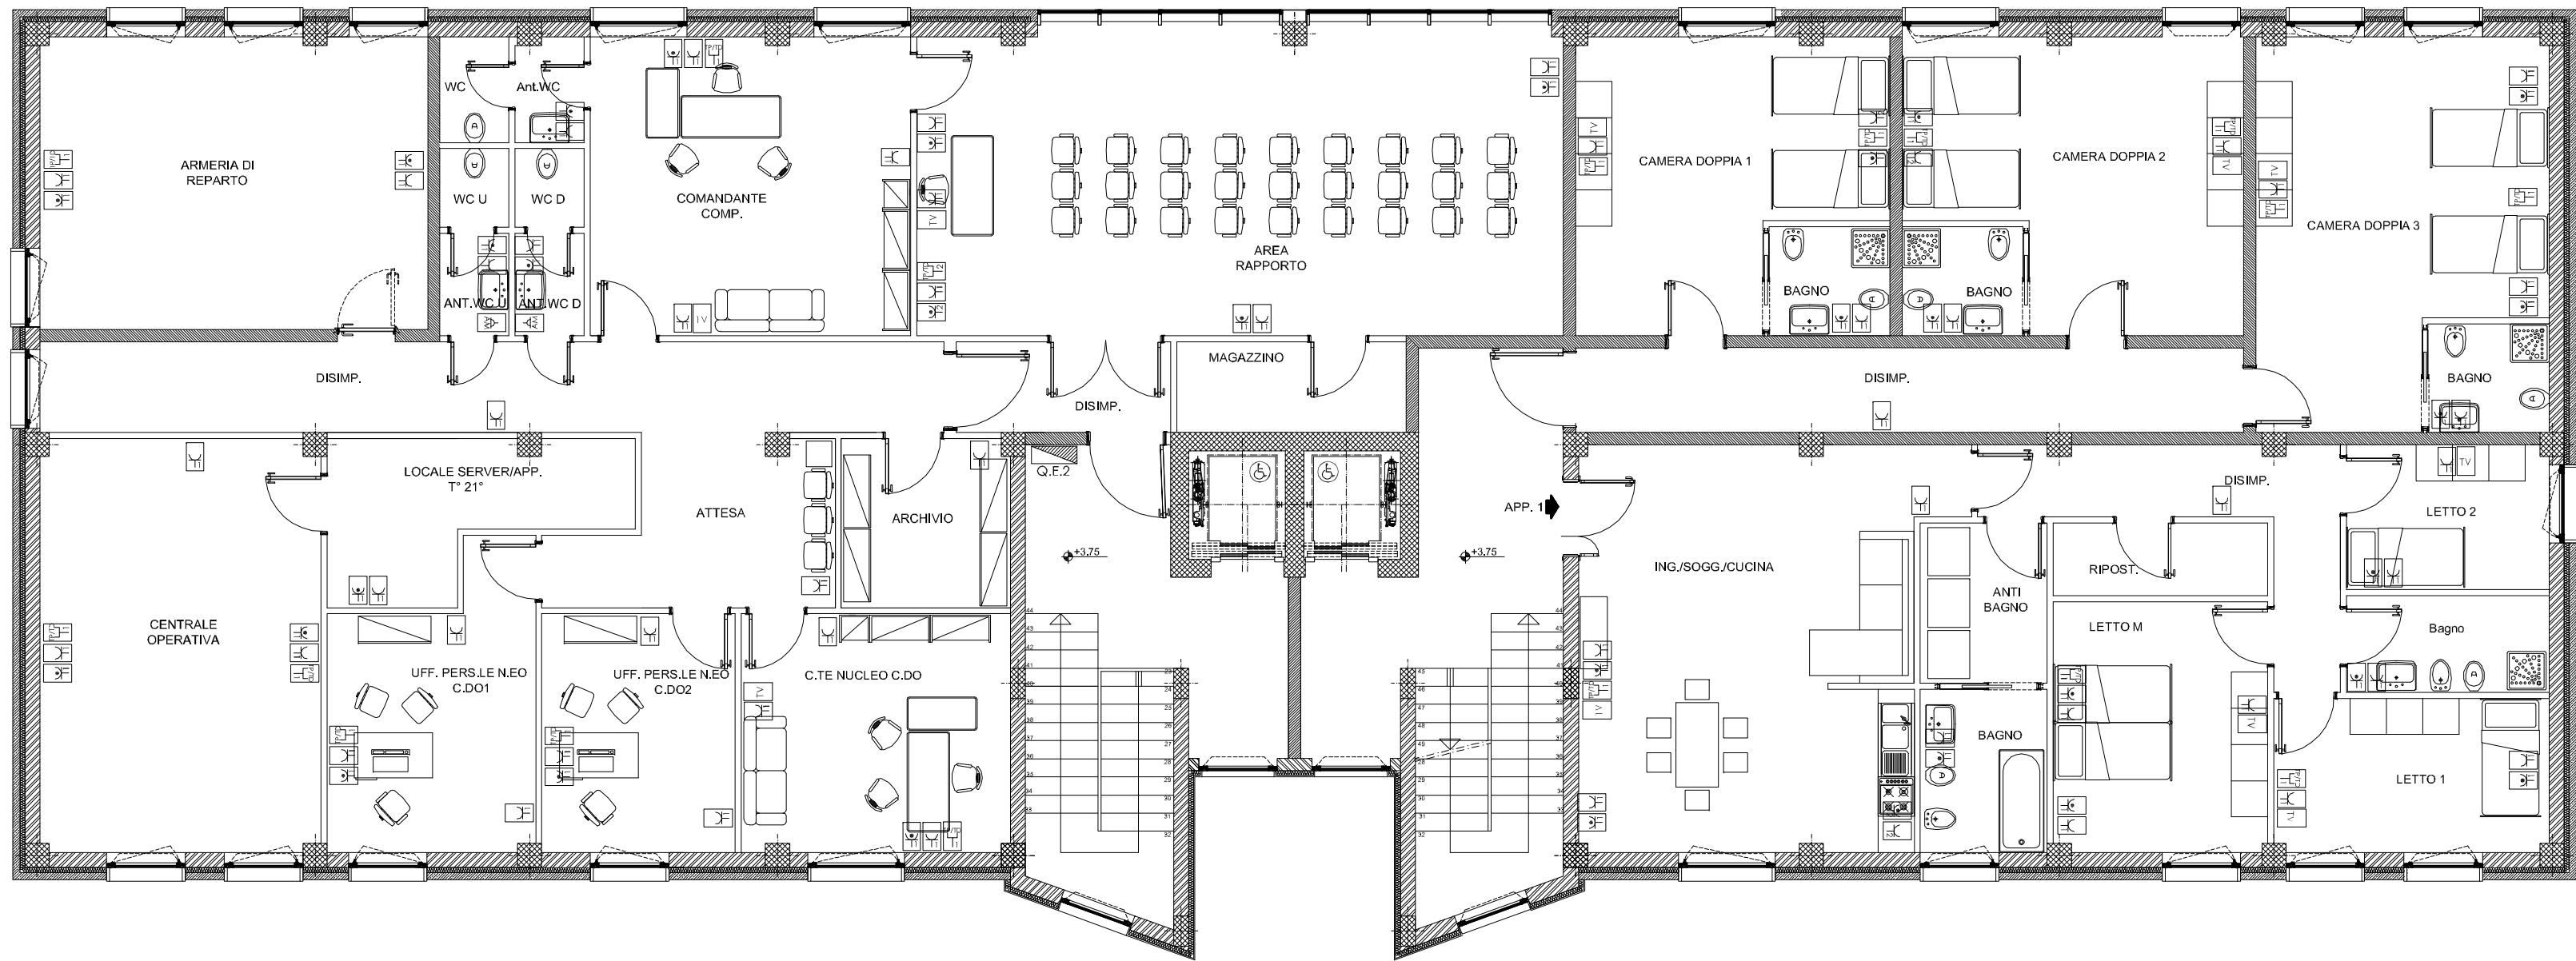

LEGENDA	
	Quadro elettrico
	n.x prese TO tipo RJ45 UTP cat.6 per fonia/dati, su scatola 503
	n.x prese TV con linea digitale terrestre derivata con canaline, su scatola 503
	n.x prese monofasi bipasso 10/16A 2P+T montate su scatole tipo 503
	n.x prese di tipo Schuko 10/16A 2P+T montate su scatole tipo 503
	Punto di alimentazione apparecchio asciugamani Hinst-1,4m - ad incasso con tubo PVC rigido e cavo 3x1x4 mmq, terminazione con scatola 503 e relativo coperchio di chiusura
	n.x prese industriali 2P+T 16A singolarmente interbloccate e con fusibili, tipo CEE Grado di protezione non inferiore ad IP 55.
	N°. X prese industriali 3P+N+T 16A singolarmente interbloccate e con fusibili, tipo CEE Grado di protezione non inferiore ad IP 55.
	Punto di alimentazione generico
	n.x prese di tipo Shuko 10/16A 2P+T montate su scatole tipo 503 con grado di protezione IP-XX
	Pozzetto di Terra in materiale plastico con dispersore a croce in profilato di acciaio zincato a caldo
	Corda in rame nudo, in opera completa di morsetti e capicorda, posata su passerella, tubazione protettiva o cunicolo sezione nominale XX mm²



COMUNE DI CASTELLANETA
PROVINCIA DI TARANTO

REALIZZAZIONE DELLA CITTADELLA DELLA SICUREZZA
Comando Compagnia Carabinieri

COMMITTENTE :
AMMINISTRAZIONE COMUNALE CASTELLANETA (TA)


PROGETTO DEFINITIVO :
Arch. Aldo Caforio - Ufficio Tecnico Comunale - Servizio LL.PP.

RESPONSABILE UNICO DEL PROCEDIMENTO
Arch. Pantaleo De Finis

PROGETTISTI :

SYLOS LABINI INGEGNERI E ARCHITETTI ASSOCIATI s.r.l.
CAPOGRUPPO MANDATARIA - PROGETTO ARCHITETTONICO
Ing. Domingo Sylos Labini - Direttore Tecnico
Arch. Angelica Sylos Labini

ITALPROGETTI s.r.l.
MANDANTE - PROGETTO STRUTTURE, IMPIANTI E PSC
Prof. Ing. Claudio De Stefano - Direttore Tecnico

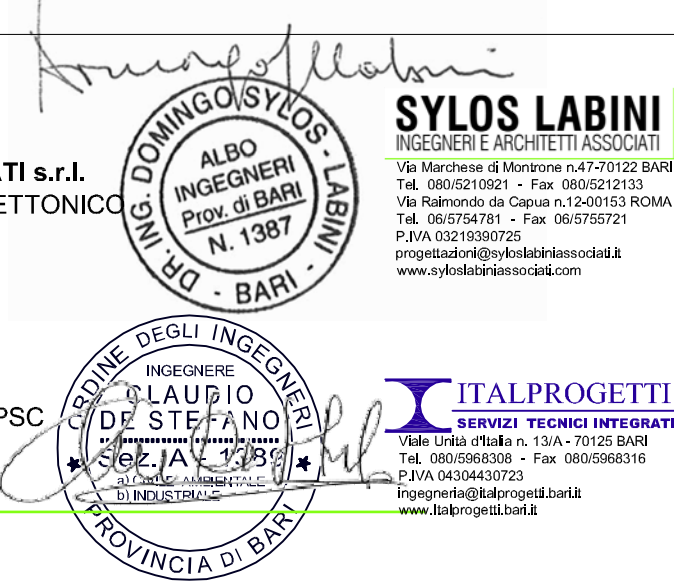

PROGETTO ESECUTIVO

ELABORATO:		TAVOLAN.	
IMPIANTO FM - TERRA PIANTA PIANO PRIMO		C / FM.03	
EMISSIONE : Maggio 2017	SCALA : 1:100		
AGG. :			