


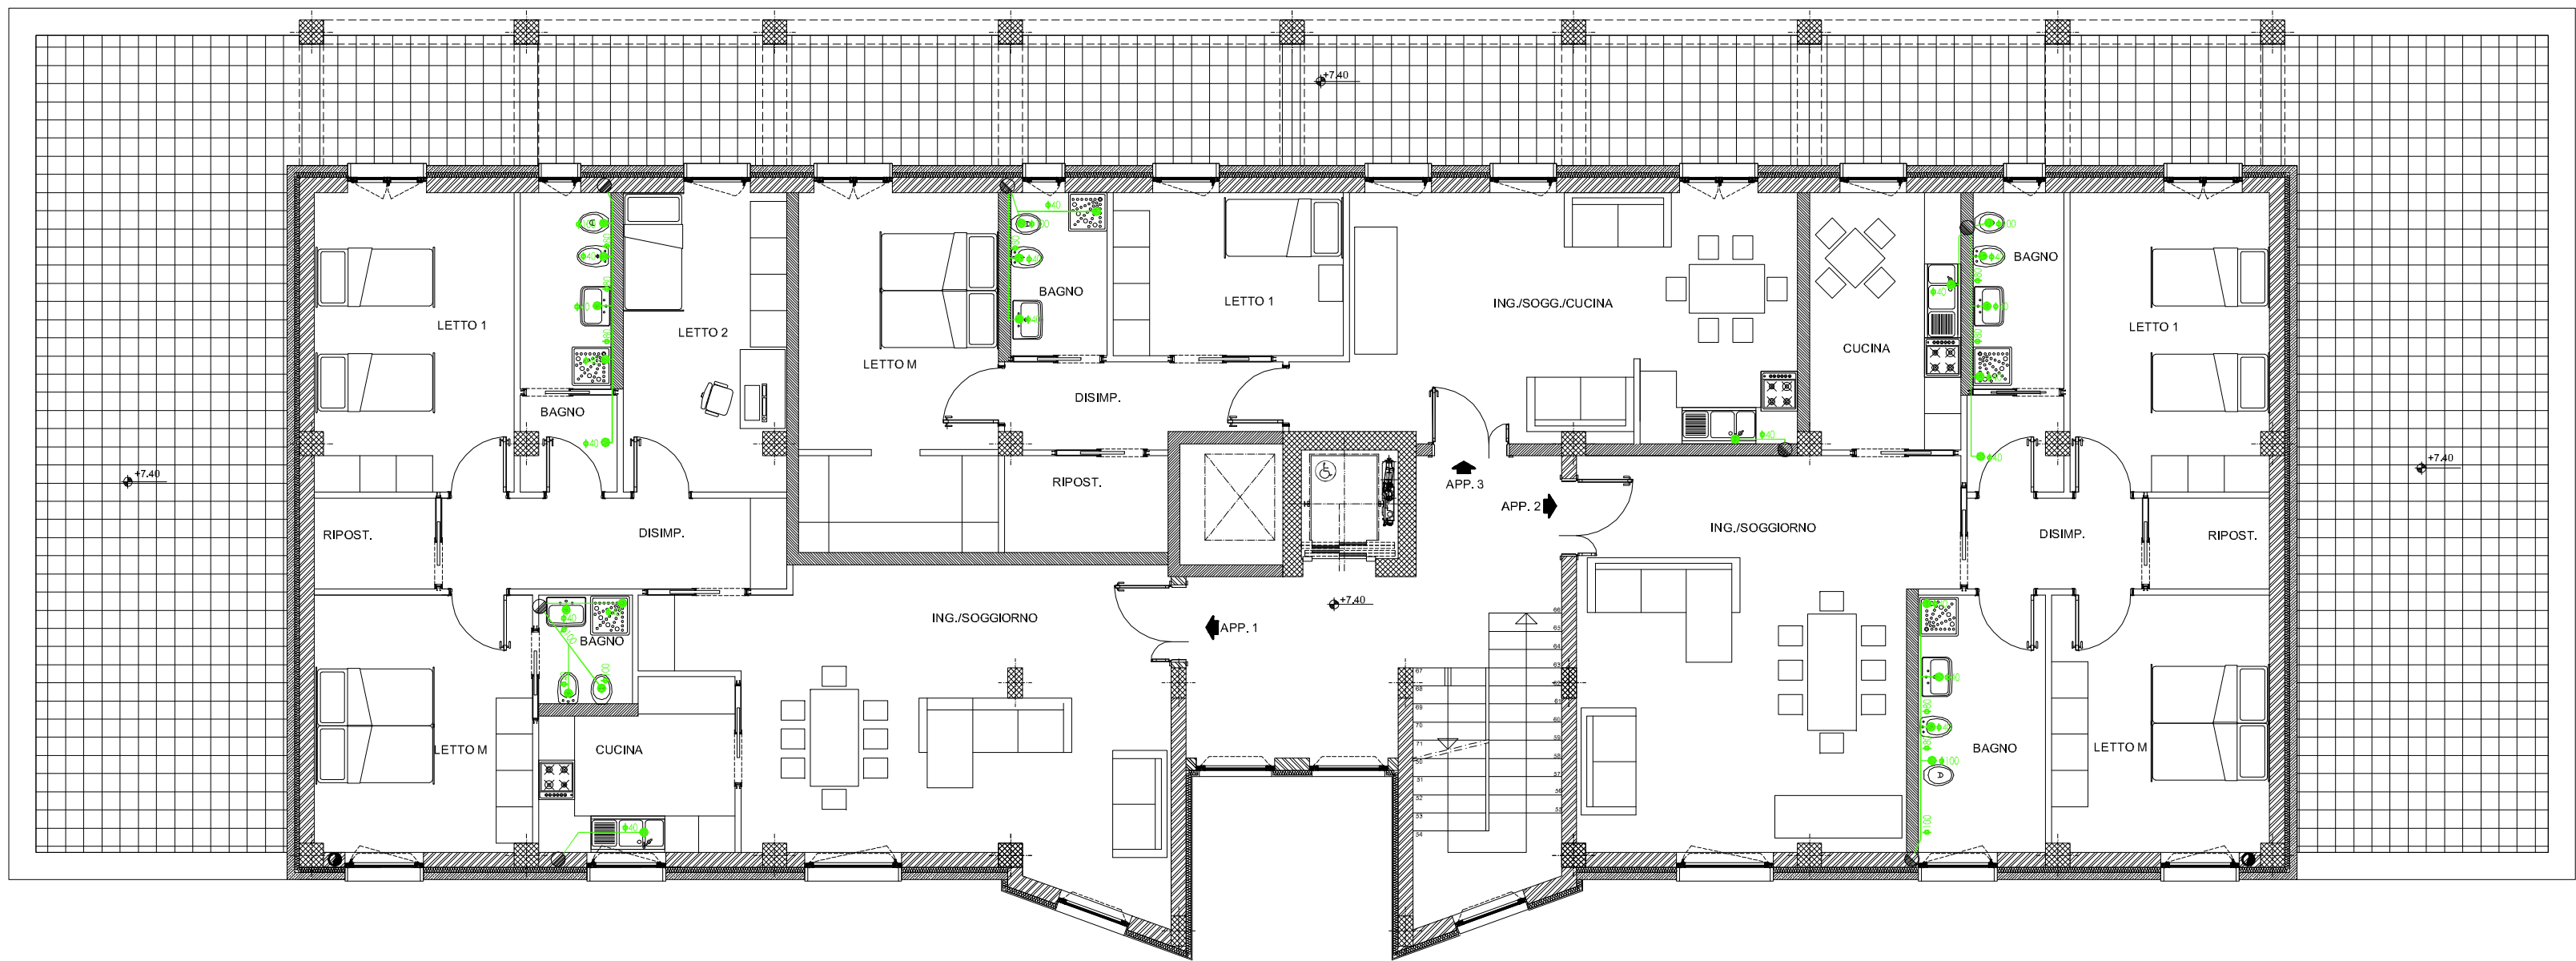

LEGENDA

- Tubazione per lo scarico delle acque reflue in PEAD
- Vasca di raccolta acque dim. 80x80 cm con pompa di sollevamento acqua
- Allaccio scarico generico
- Colonna montante di scarico
- Pileta di scarico carrabile a pavimento
- Pileta di scarico carrabile a pavimento per rampa
- Rete fognaria esistente
- Pluviali acqua piovana



COMUNE DI CASTELLANETA

PROVINCIA DI TARANTO

REALIZZAZIONE DELLA CITTADELLA DELLA SICUREZZA
Comando Compagnia Carabinieri

COMMITTENTE :

AMMINISTRAZIONE COMUNALE CASTELLANETA (TA)

PROGETTO DEFINITIVO :

Arch. Aldo Caforio - Ufficio Tecnico Comunale - Servizio LL.PP.

RESPONSABILE UNICO DEL PROCEDIMENTO

Arch. Pantaleo De Finis

PROGETTISTI :

SYLOS LABINI INGEGNERI E ARCHITETTI ASSOCIATI s.r.l.

CAPOGRUPPO MANDATARIA - PROGETTO ARCHITETTONICO


Ing. Domingo Sylos Labini - Direttore Tecnico

Arch. Angelica Sylos Labini

ITALPROGETTI s.r.l.

MANDANTE - PROGETTO STRUTTURE, IMPIANTI E PSC

Prof. Ing. Claudio De Stefano - Direttore Tecnico

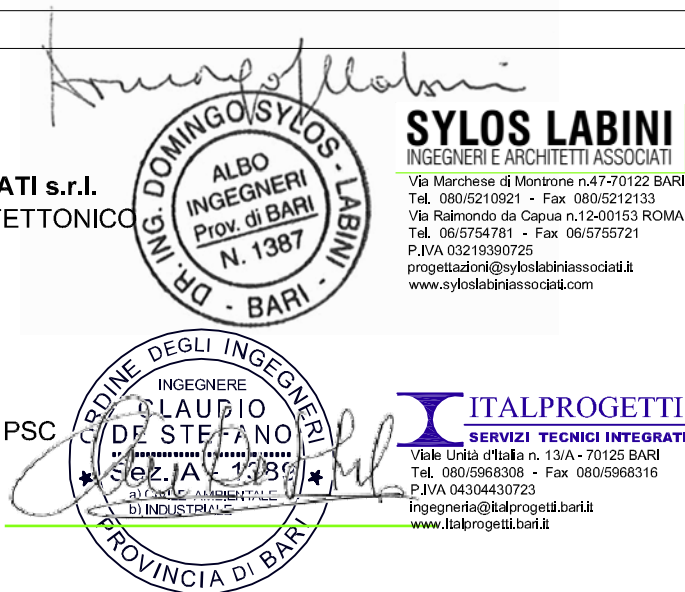

PROGETTO ESECUTIVO

ELABORATO:

IMPIANTO FOGNARIO
PIANTA PIANO SECONDO

TAVOLA N.

C / F.04

EMISSIONE : Maggio 2017

SCALA : 1:100

AGG. :