


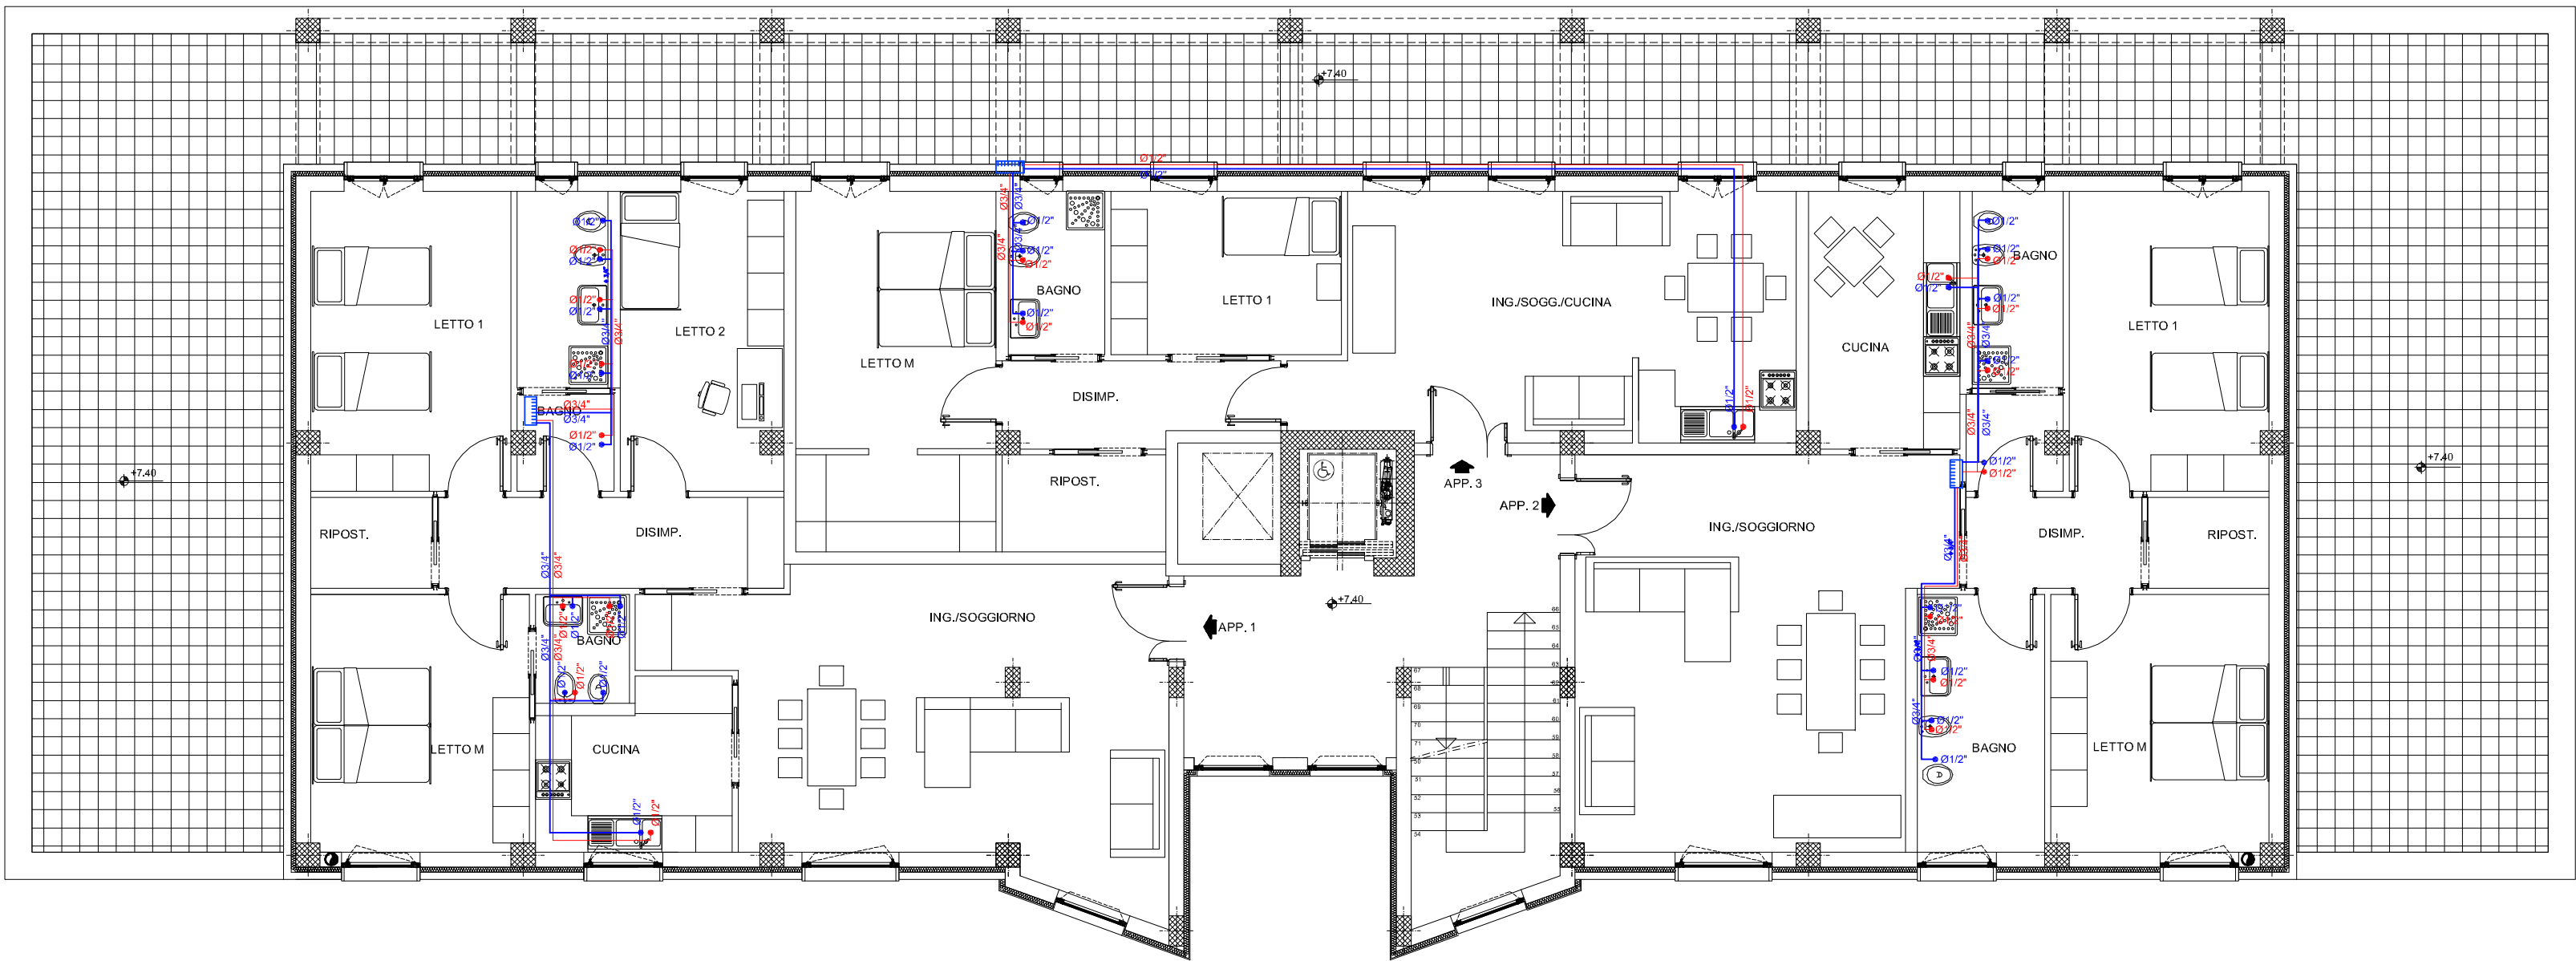

LEGENDA

- Linea adduzione acqua fredda/calda in tubazione multistrato preisolata
- Collettore di distribuzione per impianti di adduzione acqua calda e fredda.

N.B.: Linea di ricircolo acqua calda dalla centrale di produzione di acqua calda ai collettori di piano



COMUNE DI CASTELLANETA
PROVINCIA DI TARANTO

REALIZZAZIONE DELLA CITTADELLA DELLA SICUREZZA
Comando Compagnia Carabinieri

COMMITTENTE :

AMMINISTRAZIONE COMUNALE CASTELLANETA (TA)

PROGETTO DEFINITIVO :

Arch. Aldo Caforio - Ufficio Tecnico Comunale - Servizio LL.PP.

RESPONSABILE UNICO DEL PROCEDIMENTO

Arch. Pantaleo De Finis

PROGETTISTI :

SYLOS LABINI INGEGNERI E ARCHITETTI ASSOCIATI s.r.l.

CAPOGRUPPO MANDATARIA - PROGETTO ARCHITETTONICO


Ing. Domingo Sylos Labini - Direttore Tecnico

Arch. Angelica Sylos Labini

ITALPROGETTI s.r.l.

MANDANTE - PROGETTO STRUTTURE, IMPIANTI E PSC

Prof.Ing. Claudio De Stefano - Direttore Tecnico

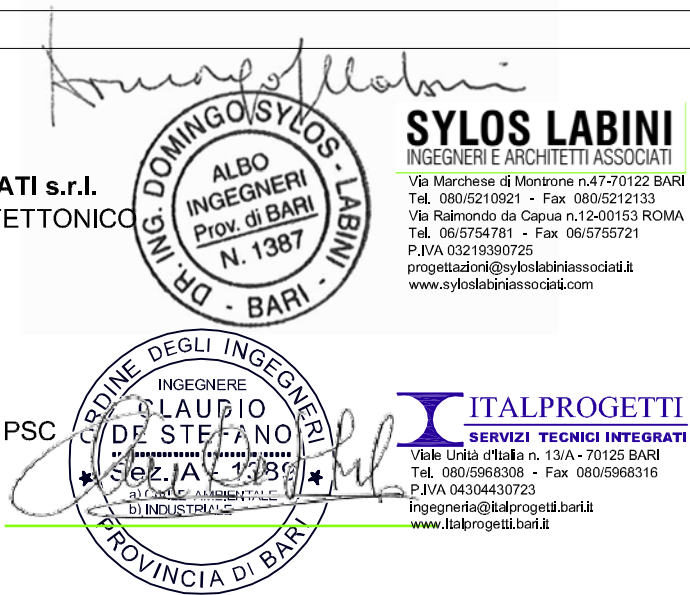

PROGETTO ESECUTIVO

ELABORATO:		IMPIANTO IDRICO PIANTA PIANO SECONDO		TAVOLA N.
EMISSIONE : Maggio 2017		SCALA : 1:100		C / I.04
AGG. :				