


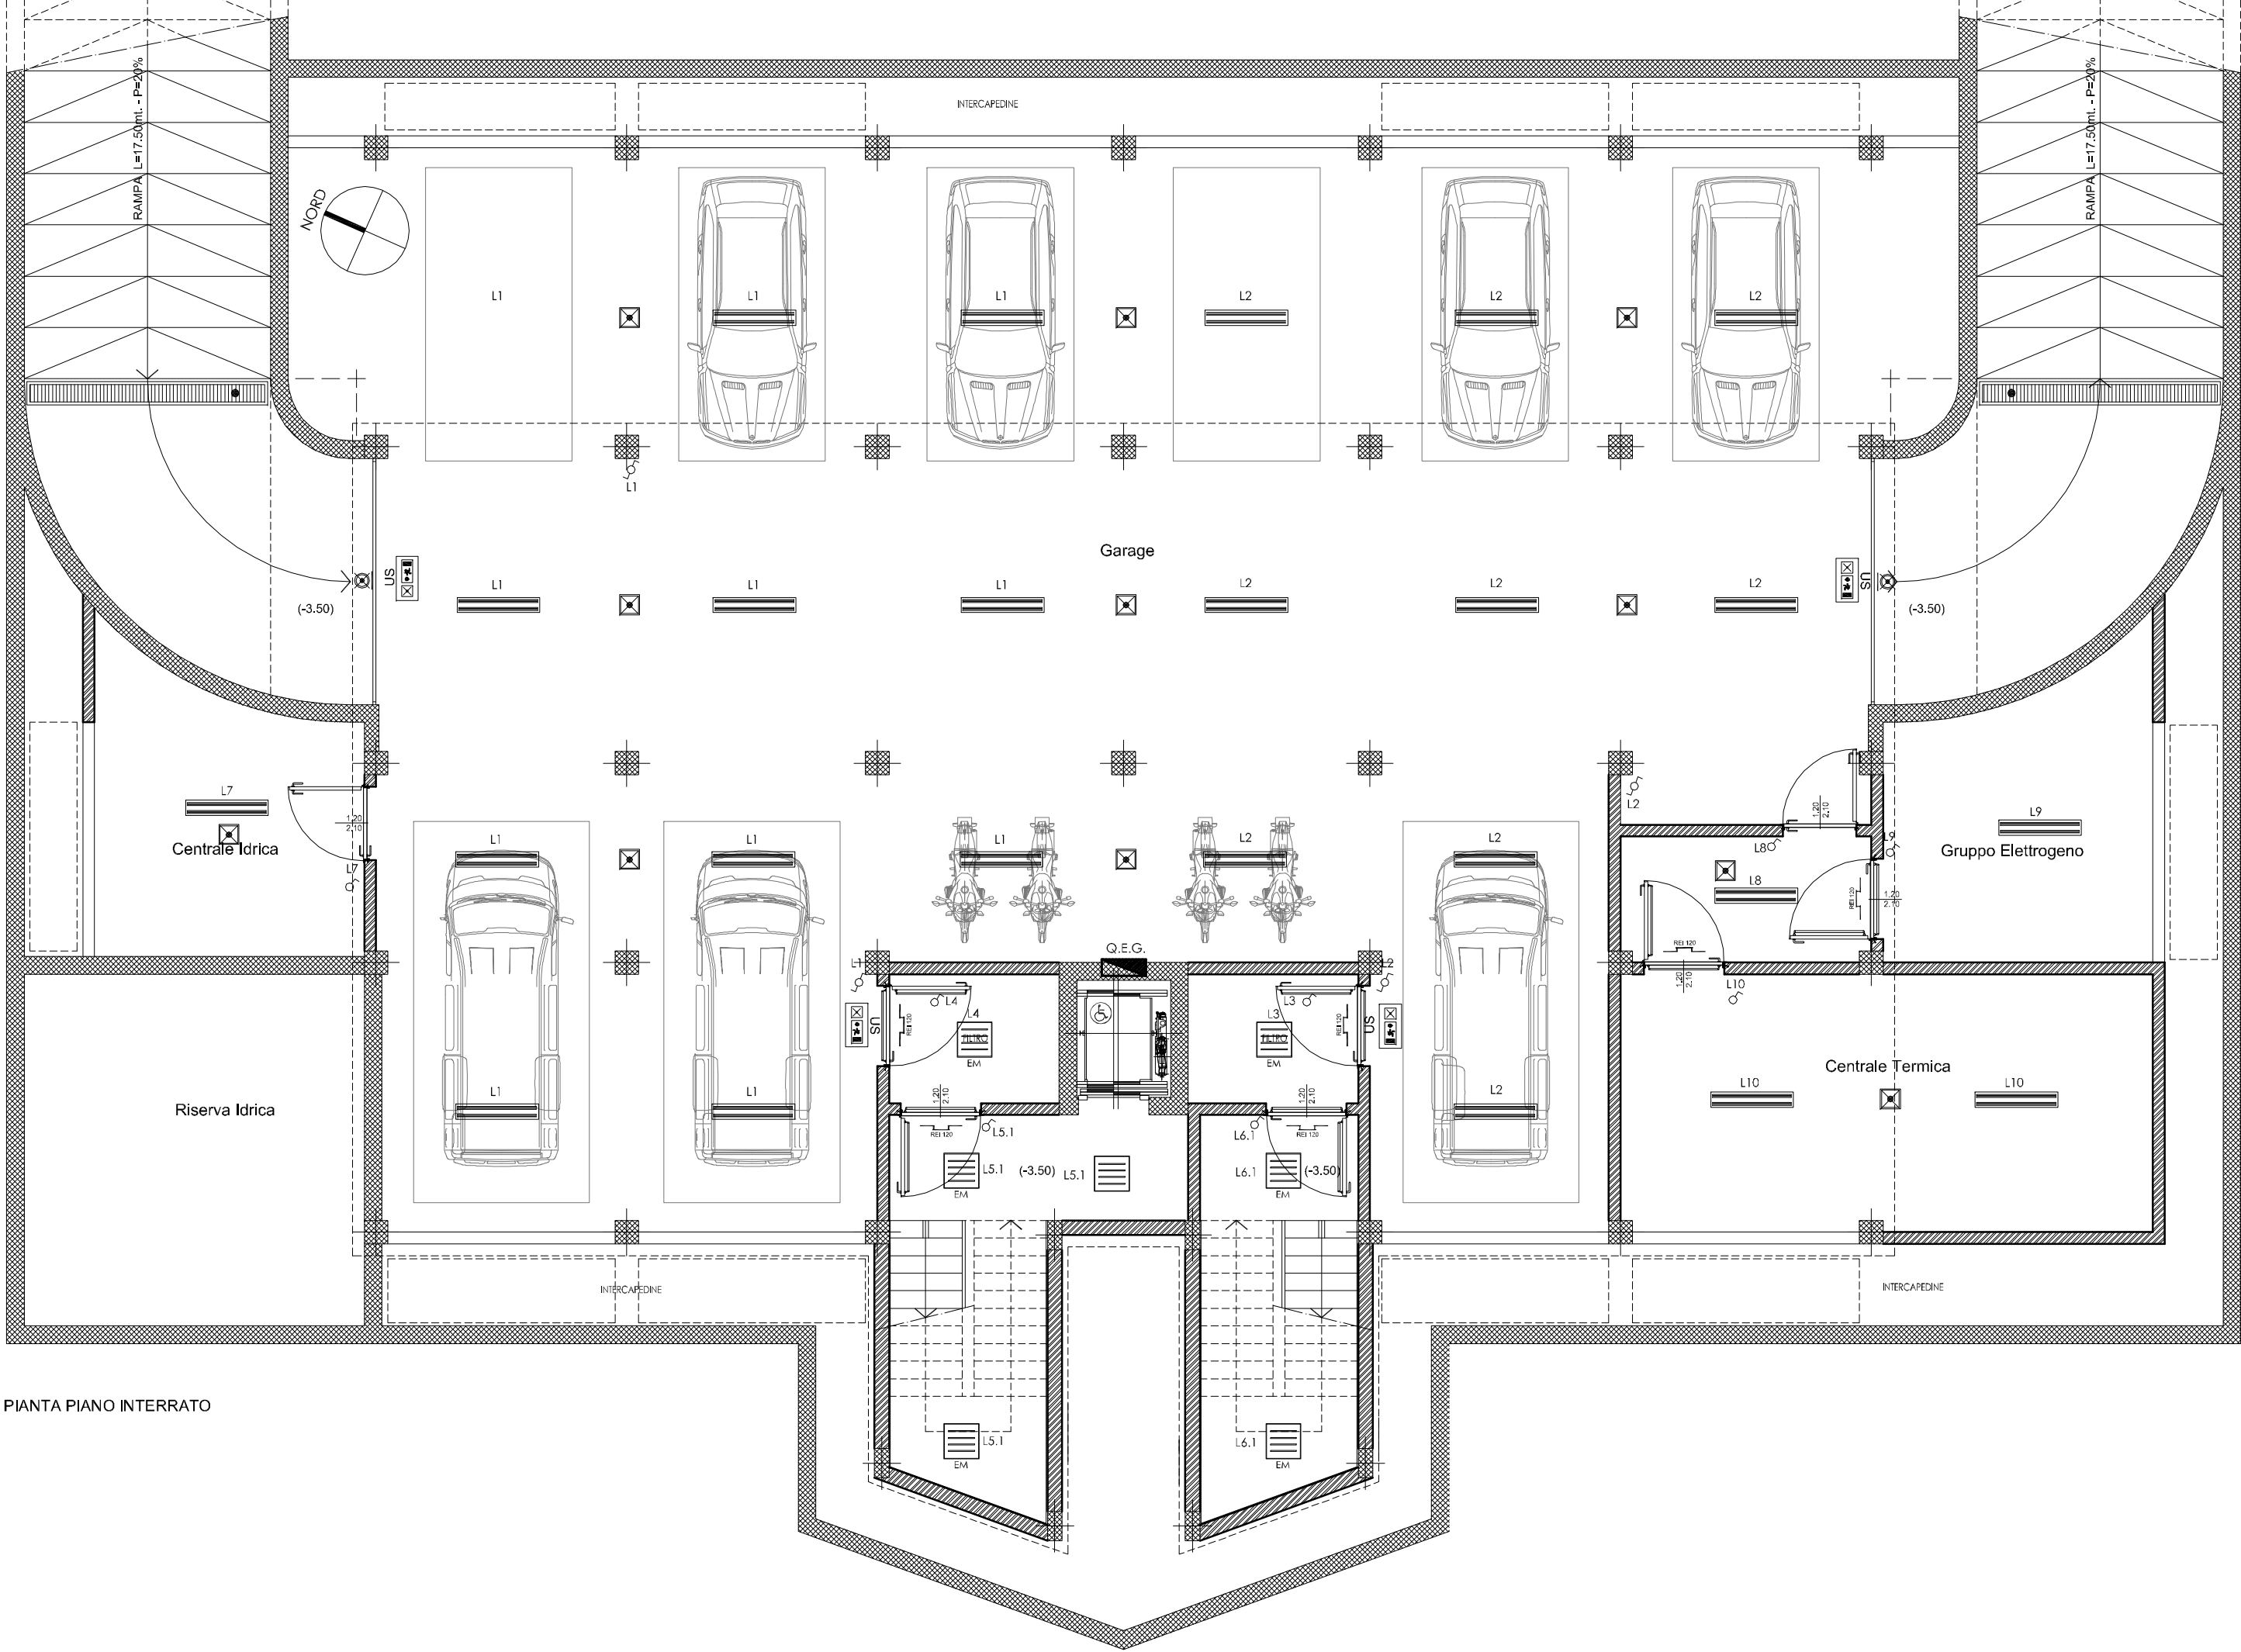

PIANTA PIANO INTERRATO

LEGENDA	
	Quadro elettrico
	Corpo illuminante da interni per installazione a soffitto IP20 con lampade fluorescenti 4x18W T5 3000-4000K, corpo in lamiera di acciaio zincato preverniciato in resina poliestere bianca, ottica DARK LIGHT, alimentazione 230V/50Hz, cablaggio elettronico. E.M = versione di emergenza con batteria tampone Ni-Cd ed inverter aut. 60'.
	Punto Luce a soffitto
	Punto Luce a parete
	Apparecchio illuminante a soffitto a luce diretta, con vetro di protezione, IP 44, con lampada da 36 W FLC, reattore elettronico. E.M = versione di emergenza con batteria tampone Ni-Cd ed inverter aut. 60'.
	Plafoniera 2x58 W a tubi fluoriscenti a soffitto.
	Punto Luce a parete esterno
	Lampada di emergenza
	Lampada con Pittogramma uscita di sicurezza 1x11W dotato di batteria tampone Ni-Cd ed inverter aut. 60' S.A.
	Interruttore unipolare 10-16A montato a parete
	Deviatore 10-16A montato a parete



COMUNE DI CASTELLANETA
PROVINCIA DI TARANTO

REALIZZAZIONE DELLA CITTADELLA DELLA SICUREZZA
Comando Guardia di Finanza

COMMITTENTE :
AMMINISTRAZIONE COMUNALE CASTELLANETA (TA)

PROGETTO DEFINITIVO :
Arch. Aldo Caforio - Ufficio Tecnico Comunale - Servizio LL.PP.

RESPONSABILE UNICO DEL PROCEDIMENTO
Arch. Pantaleo De Finis

PROGETTISTI :



SYLOS LABINI
INGEGNERI E ARCHITETTI ASSOCIATI
Via Marchese di Montone n.47-70122 BARI
Tel. 080/5210821 - Fax 080/5212133
Via Raimondo da Capua n.124/0153 ROMA
Tel. 06/5754781 - Fax 06/5753721
P.IVA 03219390725
progettazioni@syloslabiniassociati.it
www.syloslabiniassociati.com



ITALPROGETTI s.r.l.
MANDANTE - PROGETTO STRUTTURE, IMPIANTI E PSC
Prof.Ing. Claudio De Stefano - Direttore Tecnico

PROGETTO ESECUTIVO

ELABORATO:	IMPIANTO ELETTRICO PIANTA PIANO INTERRATO	TAVOLA N.
EMISSIONE : Maggio 2017	SCALA : 1:100	F / E.01
AGG. :		