



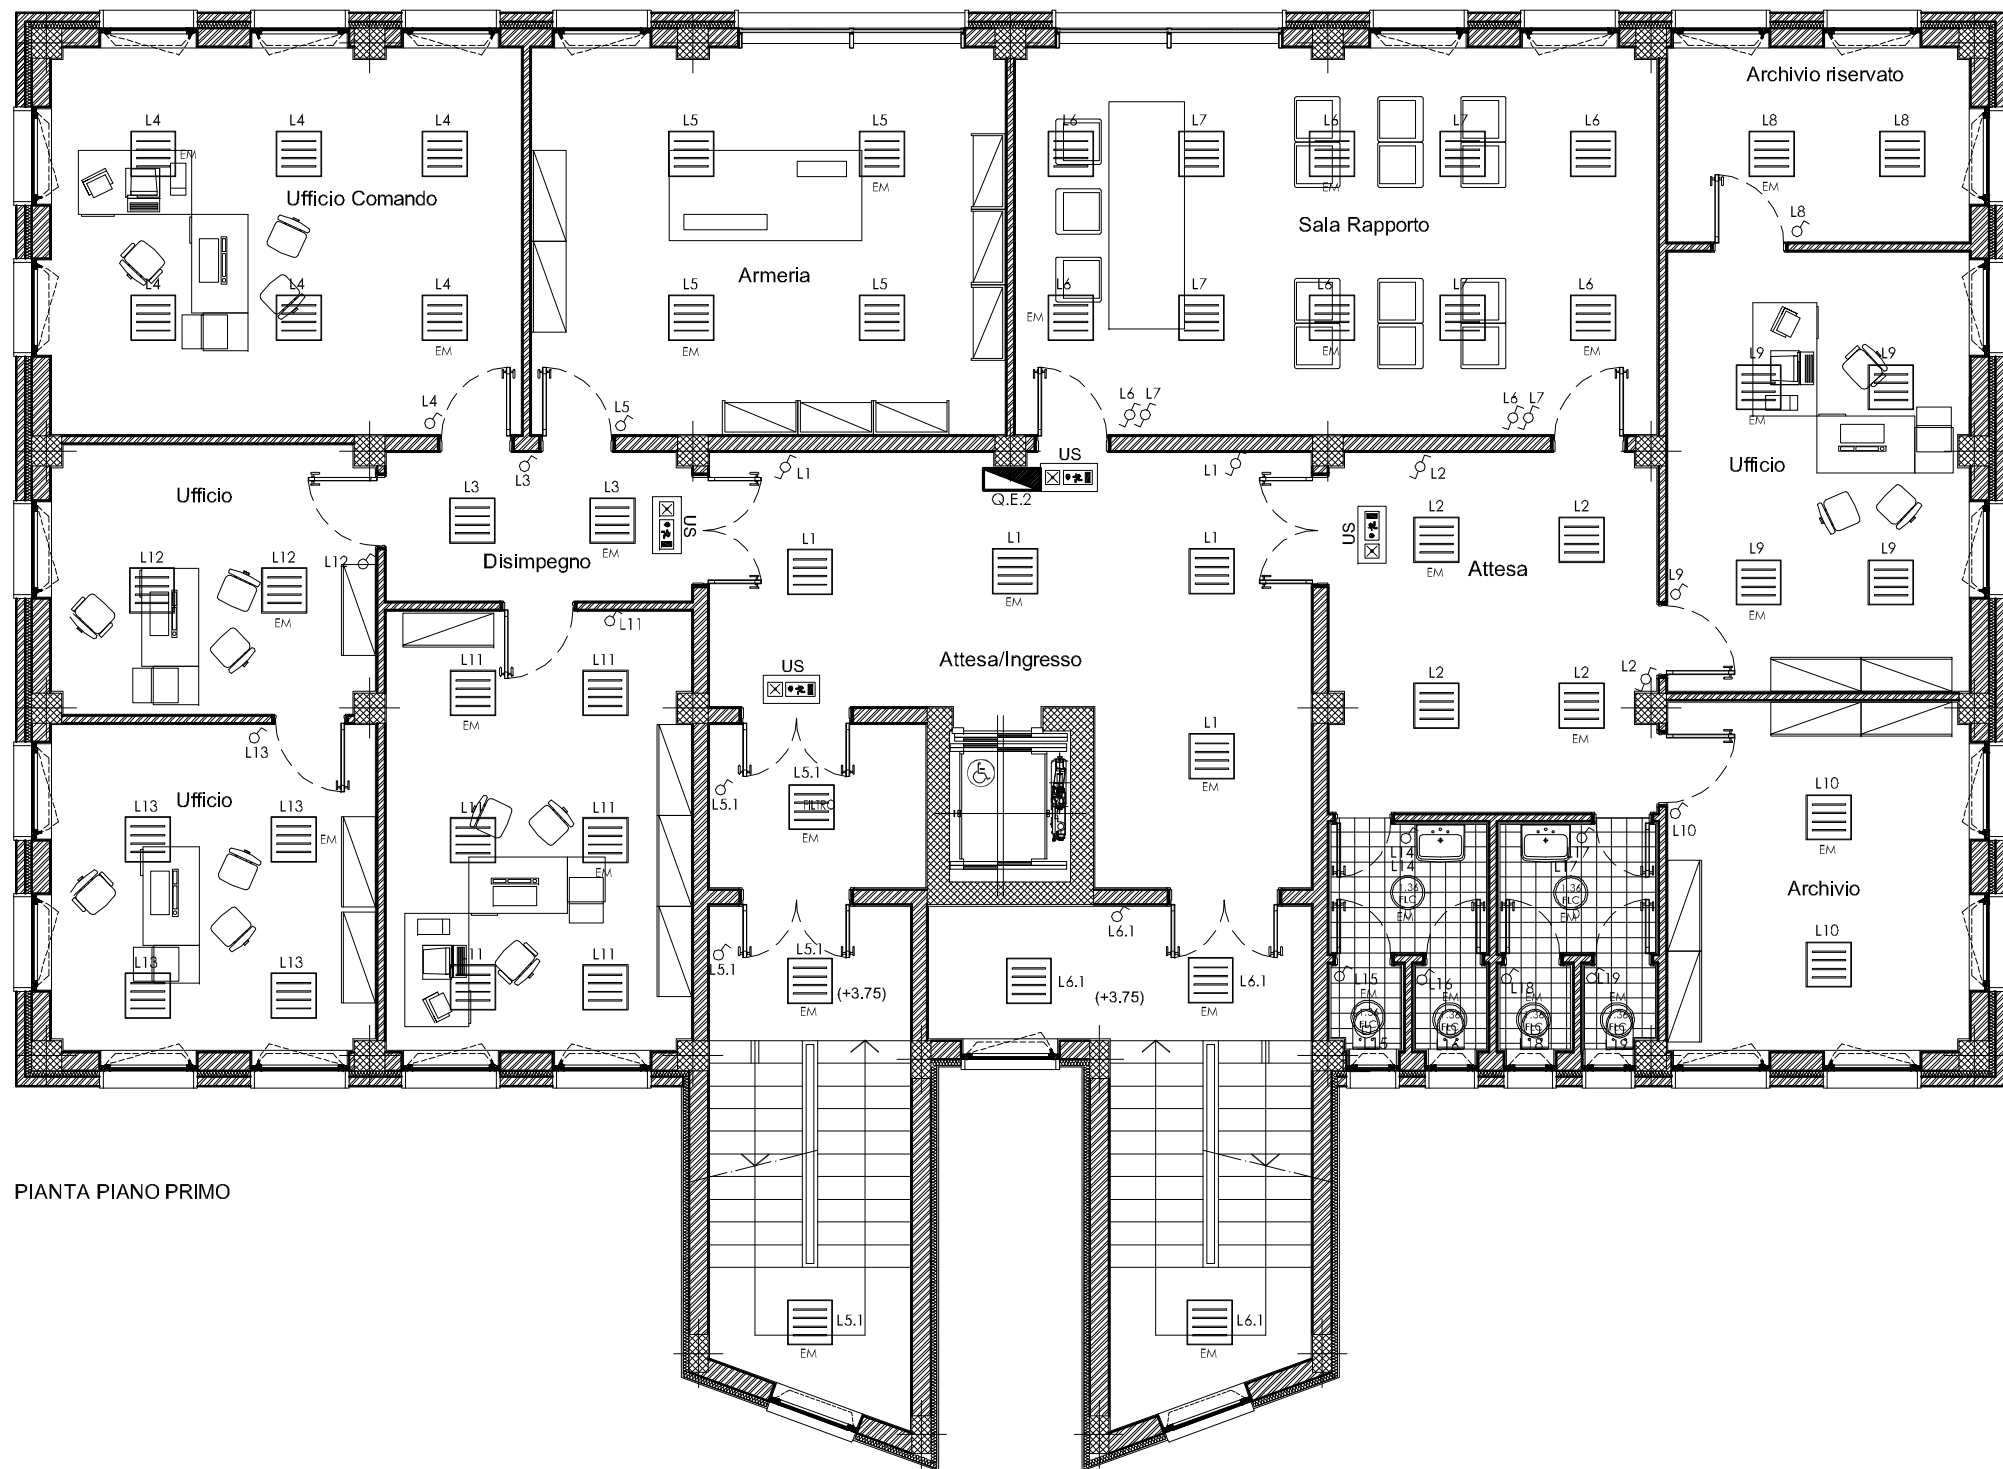

PIANTA PIANO PRIMO

LEGENDA

	Quadro elettrico
	Corpo illuminante da interni per installazione a soffitto IP20 con lampade fluorescenti 4x18W T5 3000-4000K, corpo in lamiera di acciaio zincato preverniciato in resina poliestere bianca, ottica DARK LIGHT, alimentazione 230V/50Hz, cablaggio elettronico. E.M = versione di emergenza con batteria tampone Ni-Cd ed inverter aut. 60'.
	Punto Luce a soffitto
	Punto Luce a parete
	Apparecchio illuminante a soffitto a luce diretta, con vetro di protezione, IP 44, con lampada da 36 W FLC, reattore elettronico. E.M = versione di emergenza con batteria tampone Ni-Cd ed inverter aut. 60'.
	Plafoniera 2x58 W a tubi fluorescenti a soffitto.
	Punto Luce a parete esterno
	Lampada di emergenza
	Lampada con Pittogramma uscita di sicurezza 1x11W dotato di batteria tampone Ni-Cd ed inverter aut. 60' S.A.
	Interruttore unipolare 10-16A montato a parete
	Deviatore 10-16A montato a parete

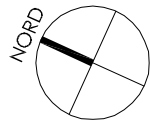

COMUNE DI CASTELLANETA

PROVINCIA DI TARANTO

REALIZZAZIONE DELLA CITTADELLA DELLA SICUREZZA

Comando Guardia di Finanza

COMMITTENTE :

AMMINISTRAZIONE COMUNALE CASTELLANETA (TA)

PROGETTO DEFINITIVO :

Arch. Aldo Caforio - Ufficio Tecnico Comunale - Servizio LL.PP.


RESPONSABILE UNICO DEL PROCEDIMENTO

Arch. Pantaleo De Finis

PROGETTISTI :

SYLOS LABINI INGEGNERI E ARCHITETTI ASSOCIATI s.r.l.
CAPOGRUPPO MANDATARIA - PROGETTO ARCHITETTONICO
Ing. Domingo Sylos Labini - Direttore Tecnico
Arch. Angelica Sylos Labini

ITALPROGETTI s.r.l.
MANDANTE - PROGETTO STRUTTURE, IMPIANTI E PSC
Prof.Ing. Claudio De Stefano - Direttore Tecnico

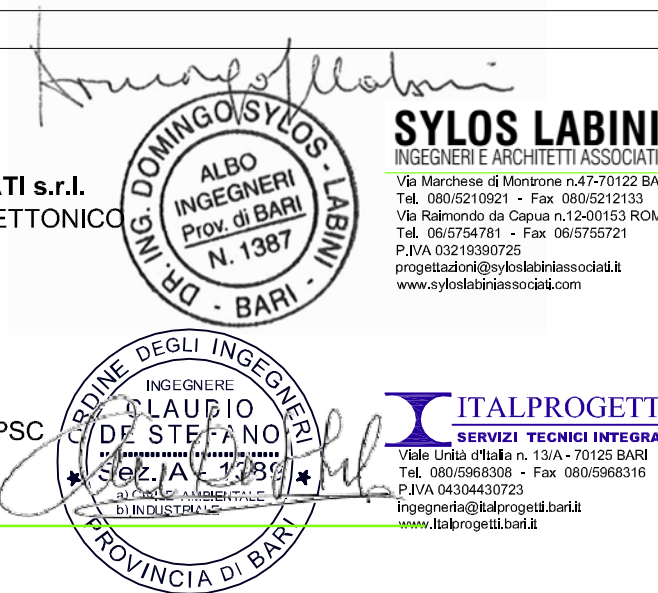

PROGETTO ESECUTIVO

ELABORATO:			IMPIANTO ELETTRICO PIANTA PIANO PRIMO		TAVOLA N.
EMISSIONE : Maggio 2017			SCALA : 1:100		F / E.03
AGG. :					