


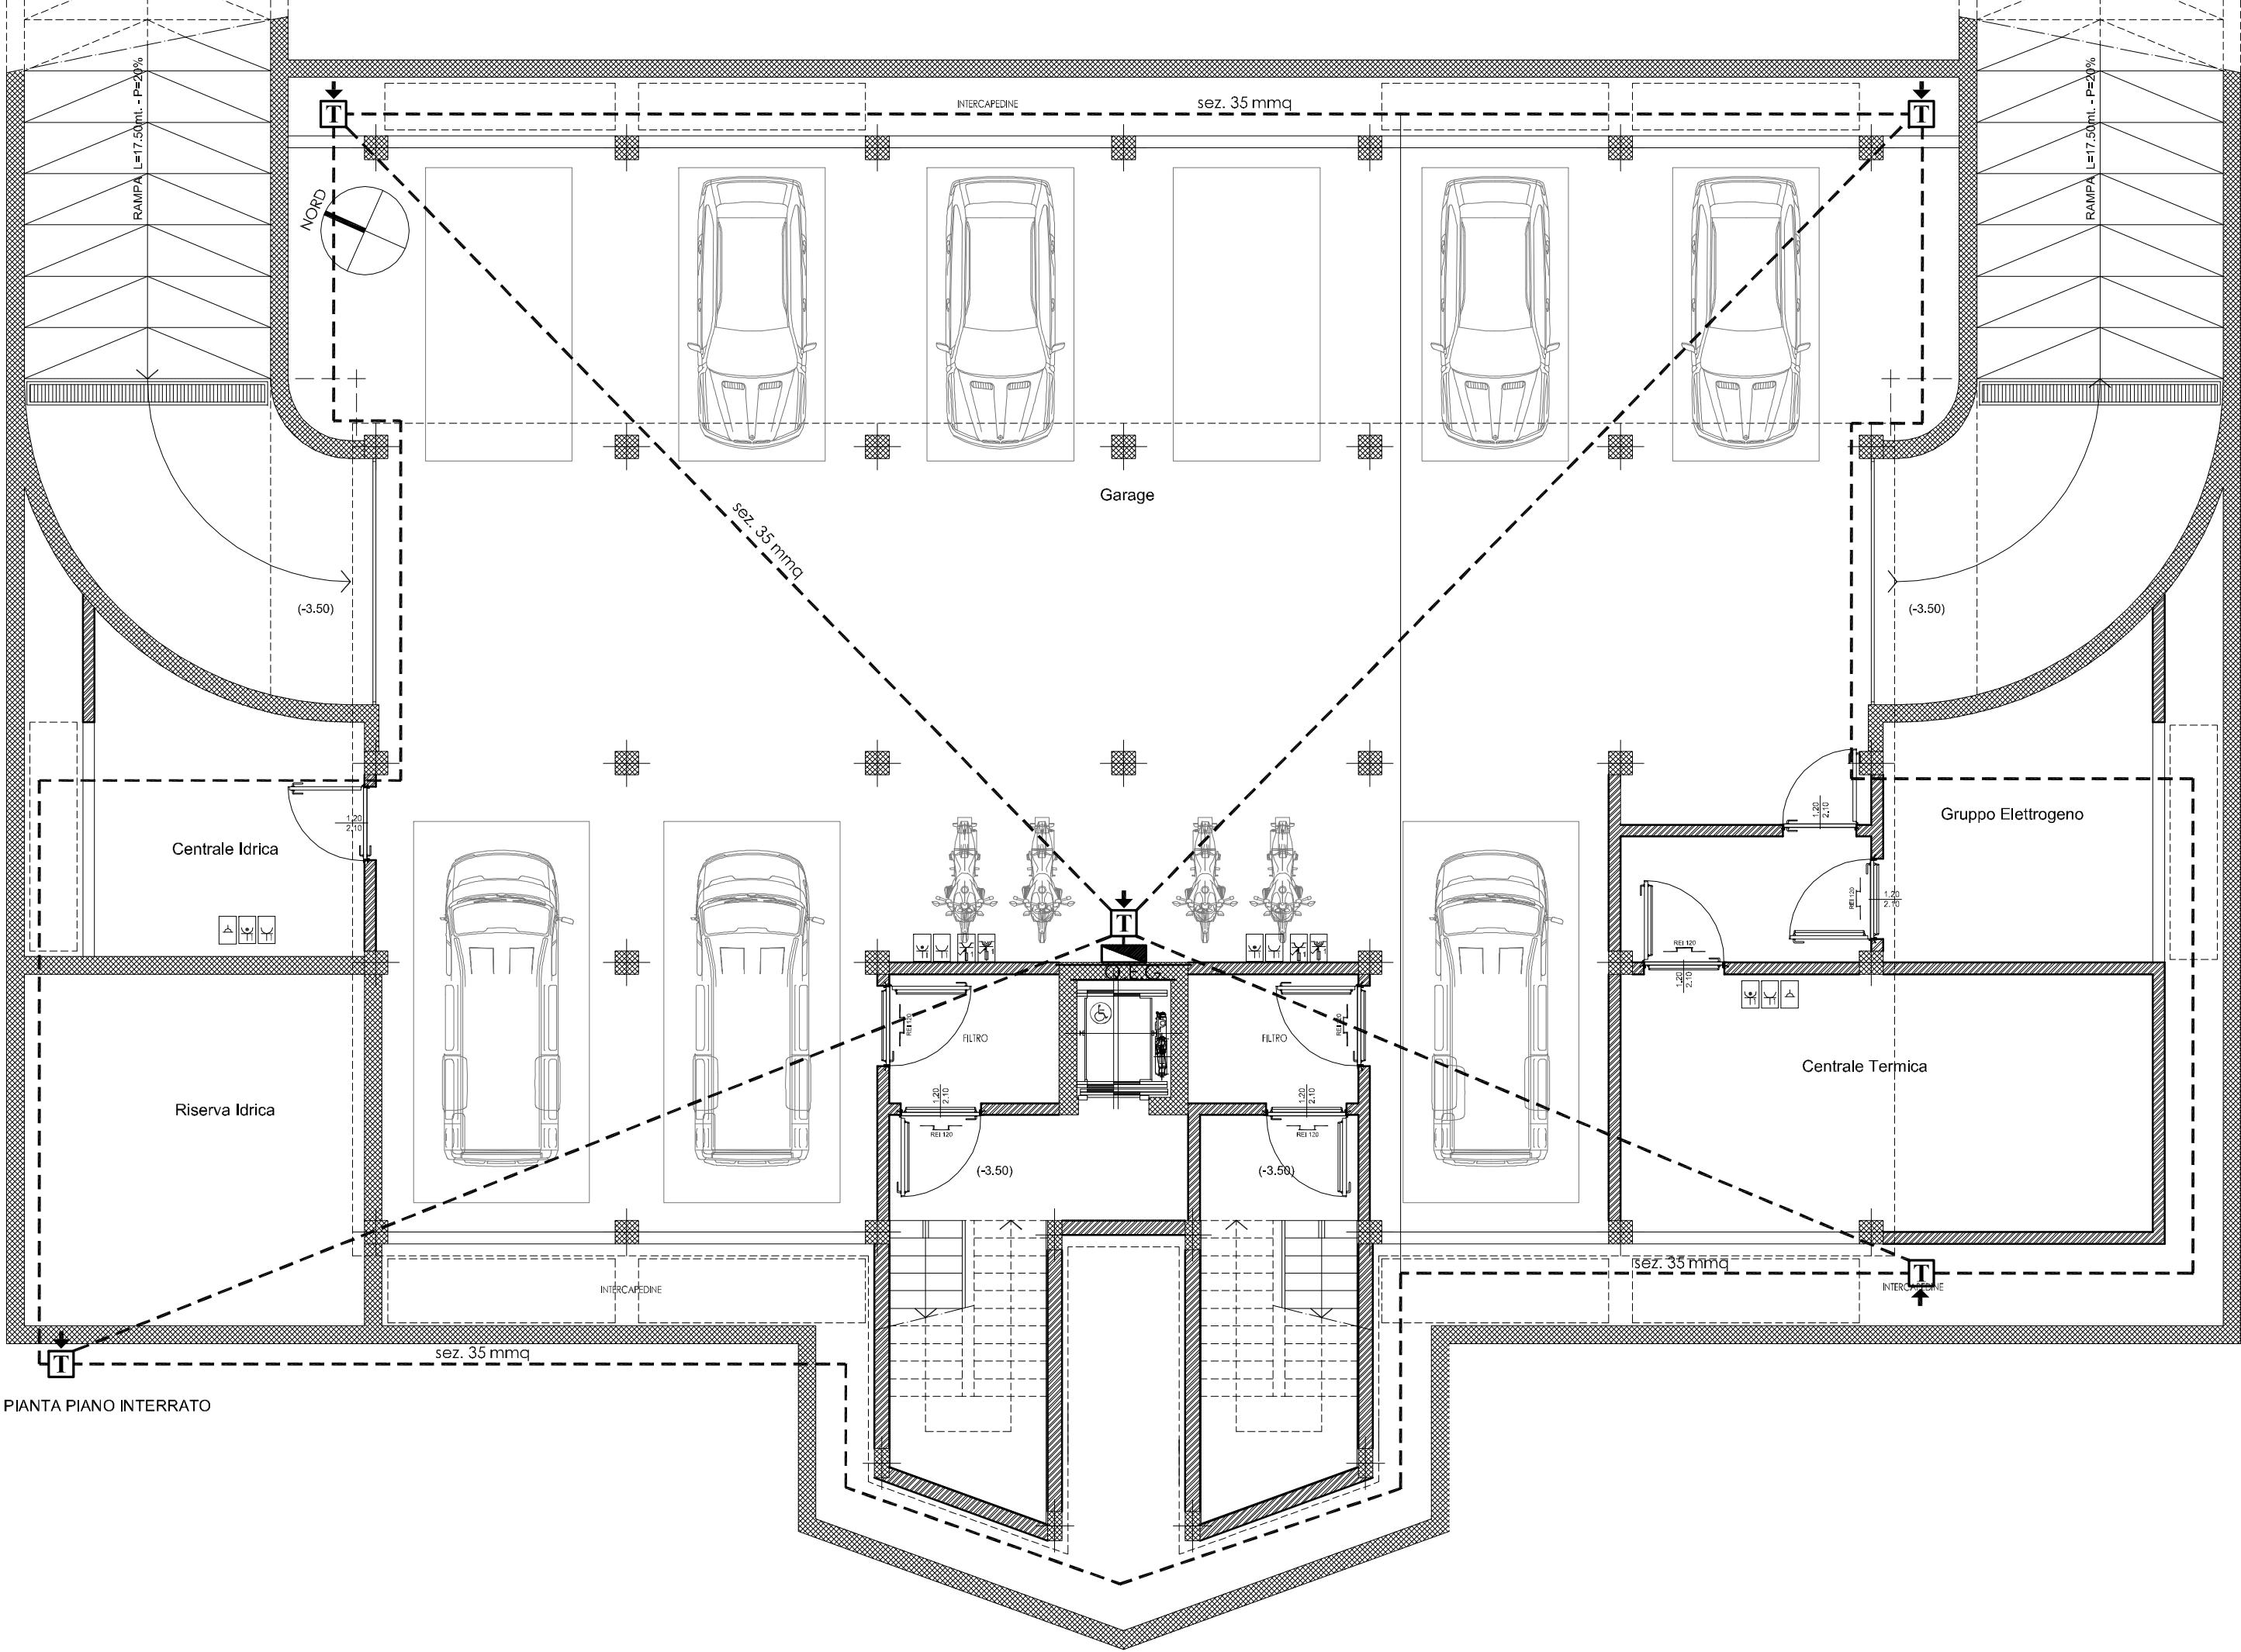

LEGENDA	
	Quadro elettrico
	n.x prese TO tipo RJ45 UTP cat.6 per fonia/dati, su scatola 503
	n.x prese TV con linea digitale terrestre derivata con canaline, su scatola 503
	n.x prese monofasi bipasso 10/16A 2P+T montate su scatole tipo 503
	n.x prese di tipo Schuko 10/16A 2P+T montate su scatole tipo 503
	Punto di alimentazione apparecchio asciugamani Hinst-1,4m - ad incasso con tubo PVC rigido e cavo 3x1x4 mmq, terminazione con scatola 503 e relativo coperchio di chiusura
	n.x prese industriali 2P+T 16A singolarmente interbloccate e con fusibili, tipo CEE Grado di protezione non inferiore ad IP 55.
	N°. X prese industriali 3P+N+T 16A singolarmente interbloccate e con fusibili, tipo CEE Grado di protezione non inferiore ad IP 55.
	Punto di alimentazione generico
	n.x prese di tipo Shuko 10/16A 2P+T montate su scatole tipo 503 con grado di protezione IP-XX
	Pozzetto di Terra in materiale plastico con dispersore a croce in profilato di acciaio zincato a caldo
	sez. XX mmq Corda in rame nudo, in opera completa di morsetti e capicorda, posata su passerella, tubazione protettiva o cunicolo sezione nominale XX mm²



COMUNE DI CASTELLANETA

PROVINCIA DI TARANTO

REALIZZAZIONE DELLA CITTADELLA DELLA SICUREZZA

Comando Guardia di Finanza

COMMITTENTE :

AMMINISTRAZIONE COMUNALE CASTELLANETA (TA)

PROGETTO DEFINITIVO :
Arch. Aldo Caforio - Ufficio Tecnico Comunale - Servizio LL.PP.

RESPONSABILE UNICO DEL PROCEDIMENTO
Arch. Pantaleo De Finis

PROGETTISTI :

SYLOS LABINI INGEGNERI E ARCHITETTI ASSOCIATI s.r.l.
CAPOGRUPPO MANDATARIA - PROGETTO ARCHITETTONICO
Ing. Domingo Sylos Labini - Direttore Tecnico
Arch. Angelica Sylos Labini

ITALPROGETTI s.r.l.
MANDANTE - PROGETTO STRUTTURE, IMPIANTI E PSC
Prof. Ing. Claudio De Stefano - Direttore Tecnico



SYLOS LABINI
INGEGNERI E ARCHITETTI ASSOCIATI
Via Marchese di Montrone n.47-70122 BARI
Tel. 080/5210821 - Fax 080/5212133
Via Raimondo da Capua n.124/0153 ROMA
Tel. 06/5754781 - Fax 06/5753721
P.IVA 03219390725
progettazioni@syloslabiniassociati.it
www.syloslabiniassociati.com

ITALPROGETTI
SERVIZI TECNICI INTEGRATI
Viale Unità d'Italia n. 13/A - 70125 BARI
Tel. 080/5968306 - Fax 080/5968316
P.IVA 04394430723
ingegneria@italprogetti.bari.it
www.italprogetti.bari.it

PROGETTO ESECUTIVO

ELABORATO:		IMPIANTO FM - TERRA PIANTA PIANO INTERRATO		TAVOLA N.
EMISSIONE : Maggio 2017		SCALA : 1:100		F/FM.01
AGG. :				