



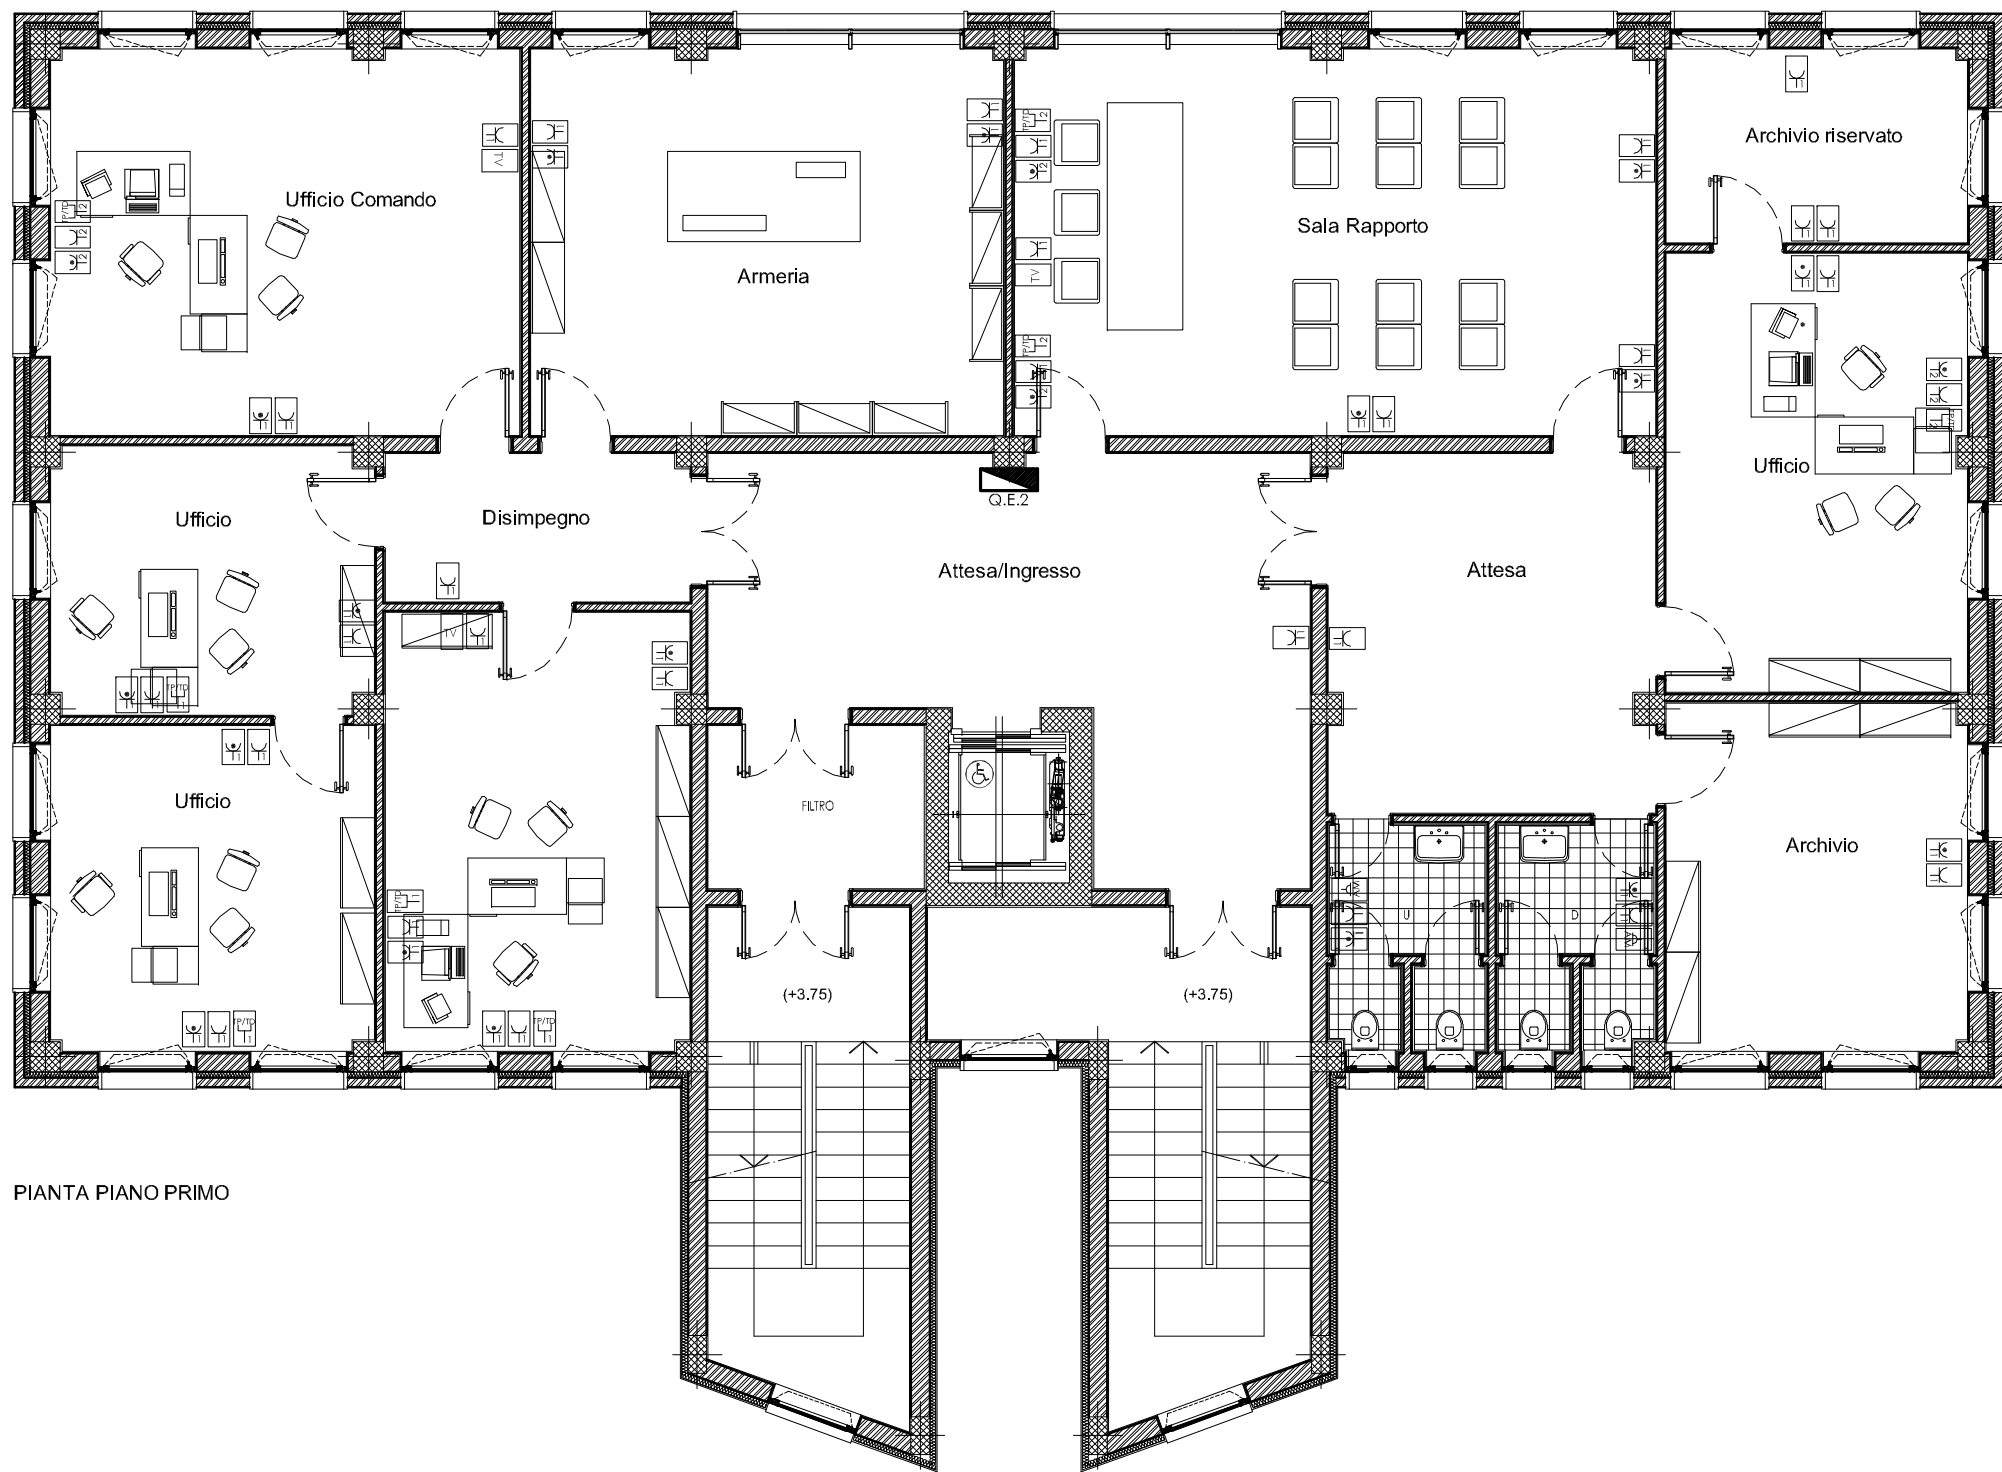

PIANTA PIANO PRIMO

| LEGENDA |                                                                                                                                                                            |
|---------|----------------------------------------------------------------------------------------------------------------------------------------------------------------------------|
|         | Quadro elettrico                                                                                                                                                           |
|         | n.x prese TO tipo RJ45 UTP cat.6 per fonia/dati, su scatola 503                                                                                                            |
|         | n.x prese TV con linea digitale terrestre derivata con canaline, su scatola 503                                                                                            |
|         | n.x prese monofasi bipasso 10/16A 2P+T montate su scatole tipo 503                                                                                                         |
|         | n.x prese di tipo Schuko 10/16A 2P+T montate su scatole tipo 503                                                                                                           |
|         | Punto di alimentazione apparecchio asciugamani Hinst-1,4m - ad incasso con tubo PVC rigido e cavo 3x1x4 mmq, terminazione con scatola 503 e relativo coperchio di chiusura |
|         | n.x prese industriali 2P+T 16A singolarmente interbloccate e con fusibili, tipo CEE<br>Grado di protezione non inferiore ad IP 55.                                         |
|         | N°. X prese industriali 3P+N+T 16A singolarmente interbloccate e con fusibili, tipo CEE<br>Grado di protezione non inferiore ad IP 55.                                     |
|         | Punto di alimentazione generico                                                                                                                                            |
|         | n.x prese di tipo Shuko 10/16A 2P+T montate su scatole tipo 503<br>con grado di protezione IP-XX                                                                           |
|         | Pozzetto di Terra in materiale plastico<br>con dispersore a croce in profilato di acciaio zincato a caldo                                                                  |
|         | Corda in rame nudo, in opera completa di morsetti e capicorda, posata su passerella, tubazione protettiva o cunicolo sezione nominale XX mm²                               |

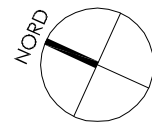

COMUNE DI CASTELLANETA  
PROVINCIA DI TARANTO


REALIZZAZIONE DELLA CITTADELLA DELLA SICUREZZA  
Comando Guardia di Finanza

COMMITTENTE :  
AMMINISTRAZIONE COMUNALE CASTELLANETA (TA)

PROGETTO DEFINITIVO :  
Arch. Aldo Caforio - Ufficio Tecnico Comunale - Servizio LL.PP.  
  
RESPONSABILE UNICO DEL PROCEDIMENTO  
Arch. Pantaleo De Finis

PROGETTISTI :  
  
SYLOS LABINI INGEGNERI E ARCHITETTI ASSOCIATI s.r.l.  
CAPOGRUPPO MANDATARIA - PROGETTO ARCHITETTONICO  
Ing. Domingo Sylos Labini - Direttore Tecnico  
Arch. Angelica Sylos Labini

ITALPROGETTI s.r.l.  
MANDANTE - PROGETTO STRUTTURE, IMPIANTI E PSC  
Prof.Ing. Claudio De Stefano - Direttore Tecnico

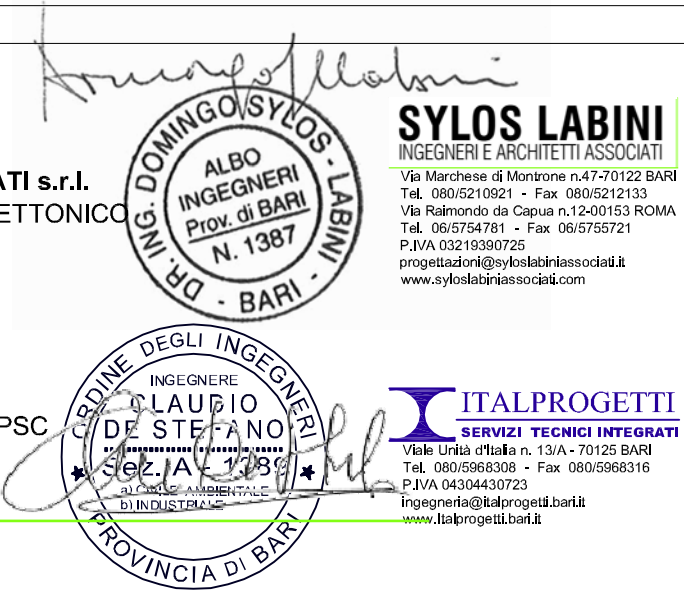

PROGETTO ESECUTIVO

|                                           |               |           |  |
|-------------------------------------------|---------------|-----------|--|
| ELABORATO:                                |               | TAVOLA N. |  |
| IMPIANTO FM - TERRA<br>PIANTA PIANO PRIMO |               | F/FM.03   |  |
| EMISSIONE : Maggio 2017                   | SCALA : 1:100 |           |  |
| AGG. :                                    |               |           |  |