



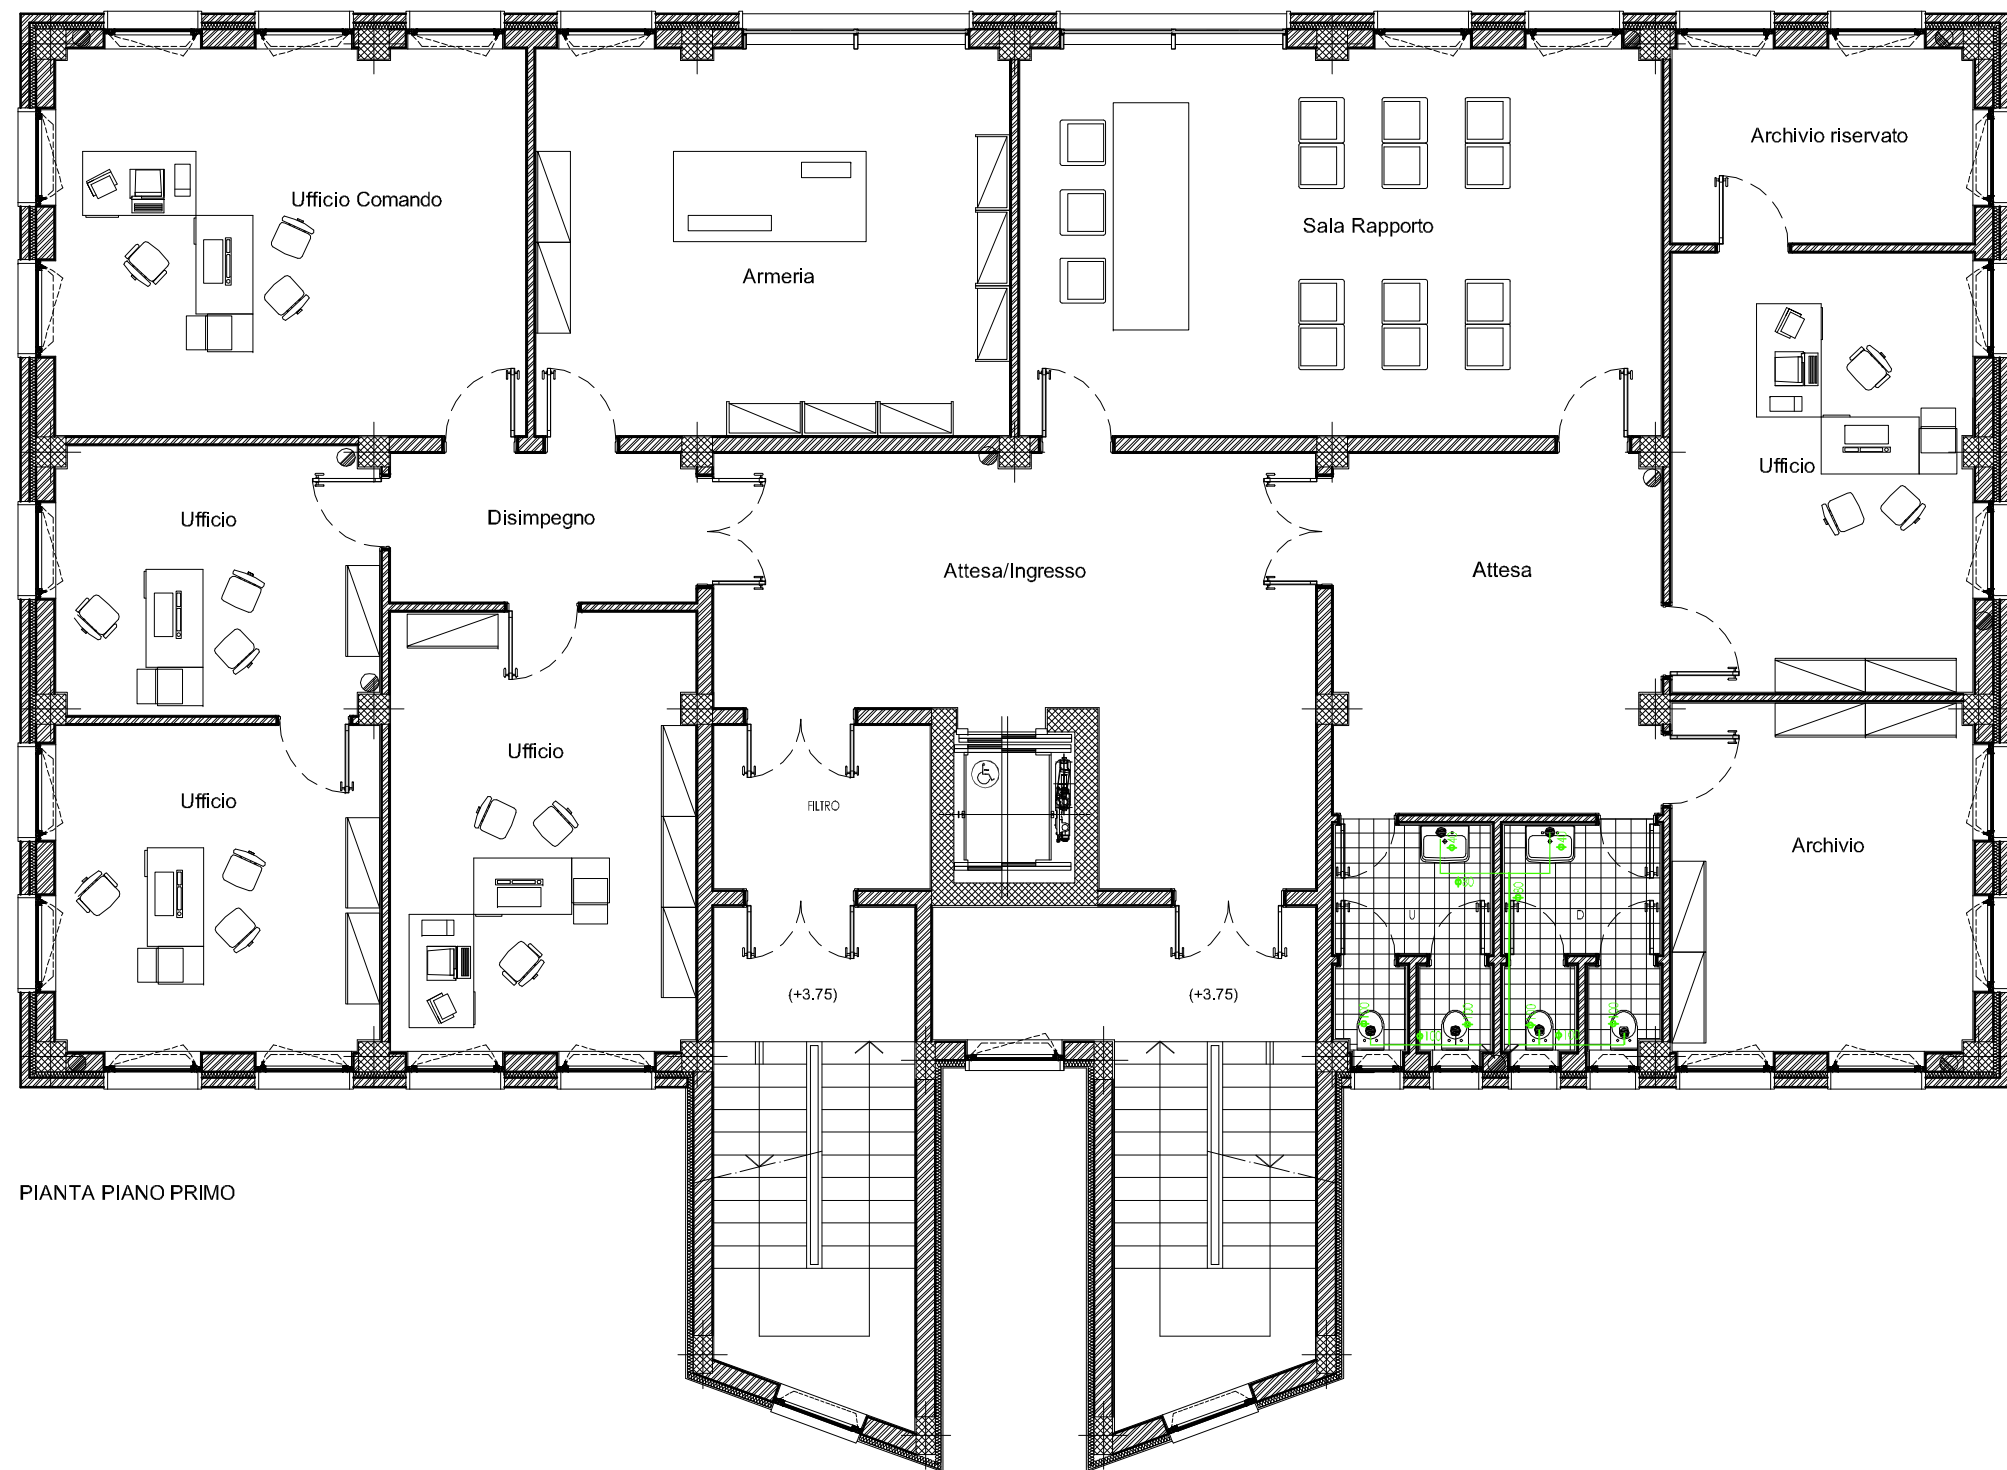

PIANTA PIANO PRIMO

LEGENDA

- Tubazione per lo scarico delle acque reflue in PEAD
- Vasca di raccolta acque dim. 80x80 cm con pompa di sollevamento acqua
- Allaccio scarico generico
- Colonna montante di scarico
- Piletta di scarico carrabile a pavimento
- Piletta di scarico carrabile a pavimento per rampa
- Rete fognaria esistente
- Pluviali acqua piovana

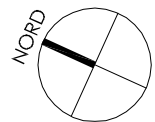

COMUNE DI CASTELLANETA

PROVINCIA DI TARANTO

REALIZZAZIONE DELLA CITTADELLA DELLA SICUREZZA
Comando Guardia di Finanza

COMMITTENTE :

AMMINISTRAZIONE COMUNALE CASTELLANETA (TA)

PROGETTO DEFINITIVO :

Arch. Aldo Caforio - Ufficio Tecnico Comunale - Servizio LL.PP.

RESPONSABILE UNICO DEL PROCEDIMENTO

Arch. Pantaleo De Finis


PROGETTISTI :

SYLOS LABINI INGEGNERI E ARCHITETTI ASSOCIATI s.r.l.
CAPOGRUPPO MANDATARIA - PROGETTO ARCHITETTONICO
Ing. Domingo Sylos Labini - Direttore Tecnico
Arch. Angelica Sylos Labini



SYLOS LABINI
INGEGNERI E ARCHITETTI ASSOCIATI
Via Marchese di Montrone n.47-70122 BARI
Tel. 080/5210921 - Fax 080/5212133
Via Raimondo da Capua n.12-00153 ROMA
Tel. 06/5754781 - Fax 06/5755721
P.IVA 03219390725
progettazioni@syloslabiniassociati.it
www.syloslabiniassociati.com

ITALPROGETTI s.r.l.
MANDANTE - PROGETTO STRUTTURE, IMPIANTI E PSC
Prof. Ing. Claudio De Stefano - Direttore Tecnico

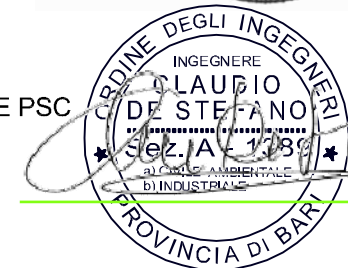

ITALPROGETTI
SERVIZI TECNICI INTEGRATI
Viale Unità d'Italia n. 13/A - 70125 BARI
Tel. 080/5968308 - Fax 080/5968316
P.IVA 04304430723
ingegneria@italprogetti.bari.it
www.italprogetti.bari.it

PROGETTO ESECUTIVO

ELABORATO:

IMPIANTO FOGNARIO
PIANTA PIANO PRIMO

TAVOLA N.

F / F.03

EMISSIONE : Maggio 2017

SCALA : 1:100

AGG. :