

PIANTA PIANO PRIMO

LEGENDA

Linea adduzione acqua fredda/calda in tubazione multistrato preisolata

Collettore di distribuzione per impianti di adduzione acqua calda e fredda.

N.B.: Linea di ricircolo acqua calda dalla centrale di produzione di acqua calda ai collettori di piano



COMUNE DI CASTELLANETA

PROVINCIA DI TARANTO

REALIZZAZIONE DELLA CITTADELLA DELLA SICUREZZA
Comando Guardia di Finanza

COMMITTENTE :

AMMINISTRAZIONE COMUNALE CASTELLANETA (TA)

PROGETTO DEFINITIVO :


Arch. Aldo Caforio - Ufficio Tecnico Comunale - Servizio LL.PP.

RESPONSABILE UNICO DEL PROCEDIMENTO

Arch. Pantaleo De Finis

PROGETTISTI :

SYLOS LABINI INGEGNERI E ARCHITETTI ASSOCIATI s.r.l.
CAPOGRUPPO MANDATARIA - PROGETTO ARCHITETTONICO
Ing. Domingo Sylos Labini - Direttore Tecnico
Arch. Angelica Sylos Labini

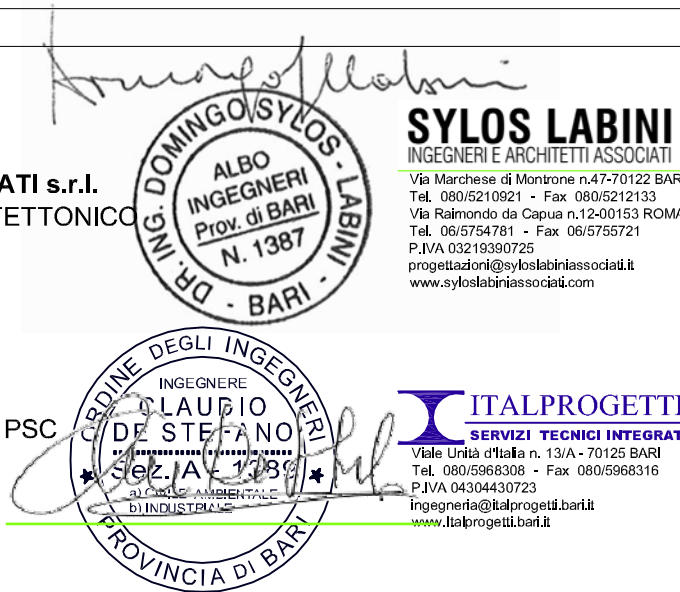

ITALPROGETTI s.r.l.
MANDANTE - PROGETTO STRUTTURE, IMPIANTI E PSC
Prof. Ing. Claudio De Stefano - Direttore Tecnico

PROGETTO ESECUTIVO

ELABORATO:

IMPIANTO IDRICO
PIANTA PIANO PRIMO

TAVOLA N.

F / I.03

EMISSIONE : Maggio 2017

SCALA : 1:100

AGG. :