


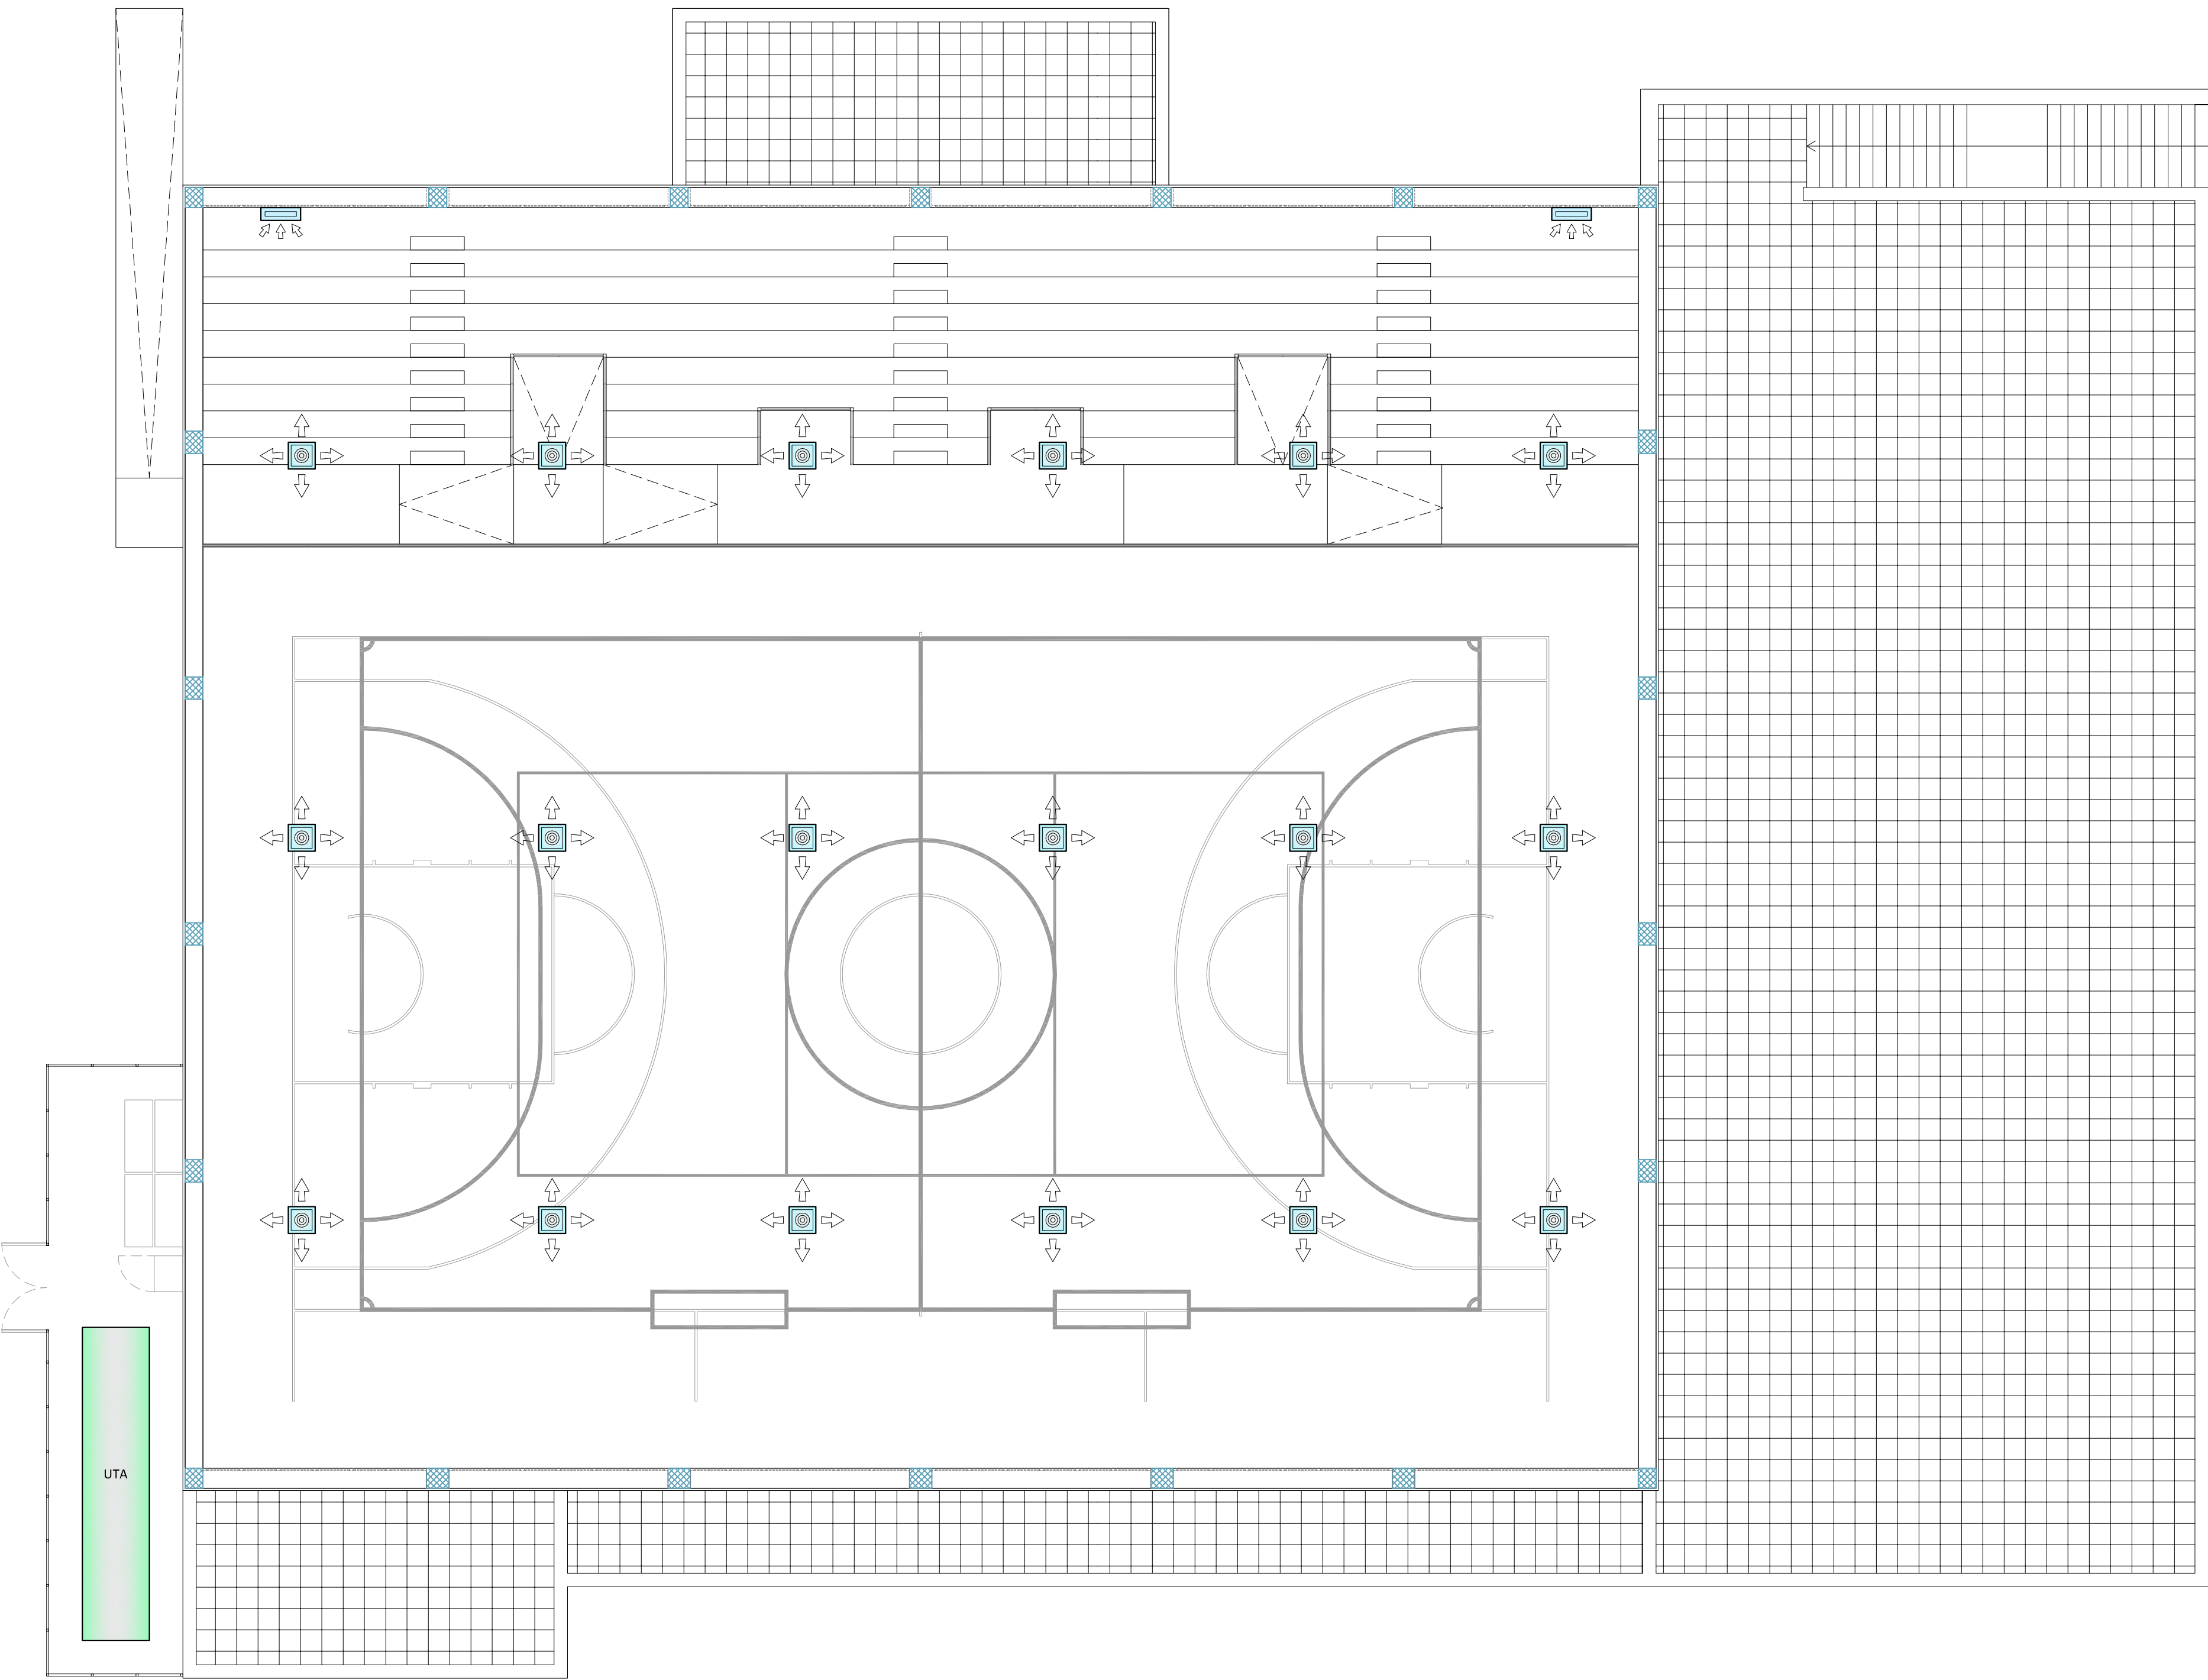

LEGENDA	
	UTA tipo packaged <i>da 15.000 mc/h</i> , a basso consumo energetico, dotata di ventilatori di mandata e di ripresa a pale rovesce del tipo a girante libera con motore a commutazione elettronica integrato alla struttura della girante.
	Generatore termico modulare a condensazione costituito da 4 singoli moduli VITODENS 200-W o similare di potenzialità pari a 150 kW l'uno, con bruciatore cilindrico modulante Matrix ad irraggiamento per funzionamento a camera aperta o camera stagna.
	Serbatoio a pressione atmosferica per acqua sanitaria e fluidi in genere, realizzato in polietilene per alimenti comprensivo di coperchio passamano o passauomo, Capacità C = 2000 (l)
	Unità di trattamento aria a recupero di calore installato in controsoffitto a più velocità per aspirazione aria dall'ambiente ed espulsione all'esterno -Q = 650 mc/h - PA = 0,30 kW - D = 200 mm.
	Gruppo di pressurizzazione FFBE-BOX-10 o similare ad uso antincendio (Q:240l/m - 4kW) , inserito all'interno di un armadio di protezione IP54 dotato di porta apribile e predisposto ad essere fissato al livello del terreno.
	Radiatore con tubi orizzontali in acciaio, verniciato a polveri epossidiche con colore base bianco, completo di mensole di sostegno. Potenza resa a norma EN 442 (delta T = 50°C). Altezza x larghezza = cm 76 x cm 100. Potenza 790 W
	Radiatore con tubi orizzontali in acciaio, verniciato a polveri epossidiche con colore base bianco, completo di mensole di sostegno. Potenza resa a norma EN 442 (delta T = 50°C). Altezza x larghezza = cm 76 x cm 60. Potenza 490 W
	Radiatore con tubi orizzontali in acciaio, verniciato a polveri epossidiche con colore base bianco, completo di mensole di sostegno. Potenza resa a norma EN 442 (delta T = 50°C). Altezza x larghezza = cm 76 x cm 45. Potenza 380 W
	Diffusore quadrato tipo dim.565x565
	Diffusore quadrato tipo dim.565x565
	Griglia verticale di aspirazione passo25mm 600x1200mm
	Valvola di aspirazione a controsoffitto
	Sistema di riscaldamento e raffrescamento radiante a pavimento LOEX o similare



COMUNE DI CASTELLANETA
PROVINCIA DI TARANTO

RISTRUTTURAZIONE E ADEGUAMENTO FUNZIONALE DEL
PALAZZETTO DELLO SPORT

PROGETTO DEFINITIVO

Committente: AMMINISTRAZIONE COMUNALE CASTELLANETA (TA)

Responsabile Unico del Procedimento: ARCH. PANTALEO DE FINIS

Progettista: ARCH. ALDO CAFORIO (*Ufficio Tecnico Comunale*)

TITOLO ELABORATO:
IMPIANTO DI CLIMATIZZAZIONE
Distribuzione principale - Pianta Piano Primo

SCALA 1:100	DATA Dicembre 2017	IC 02
REV. -	AGG. -	