


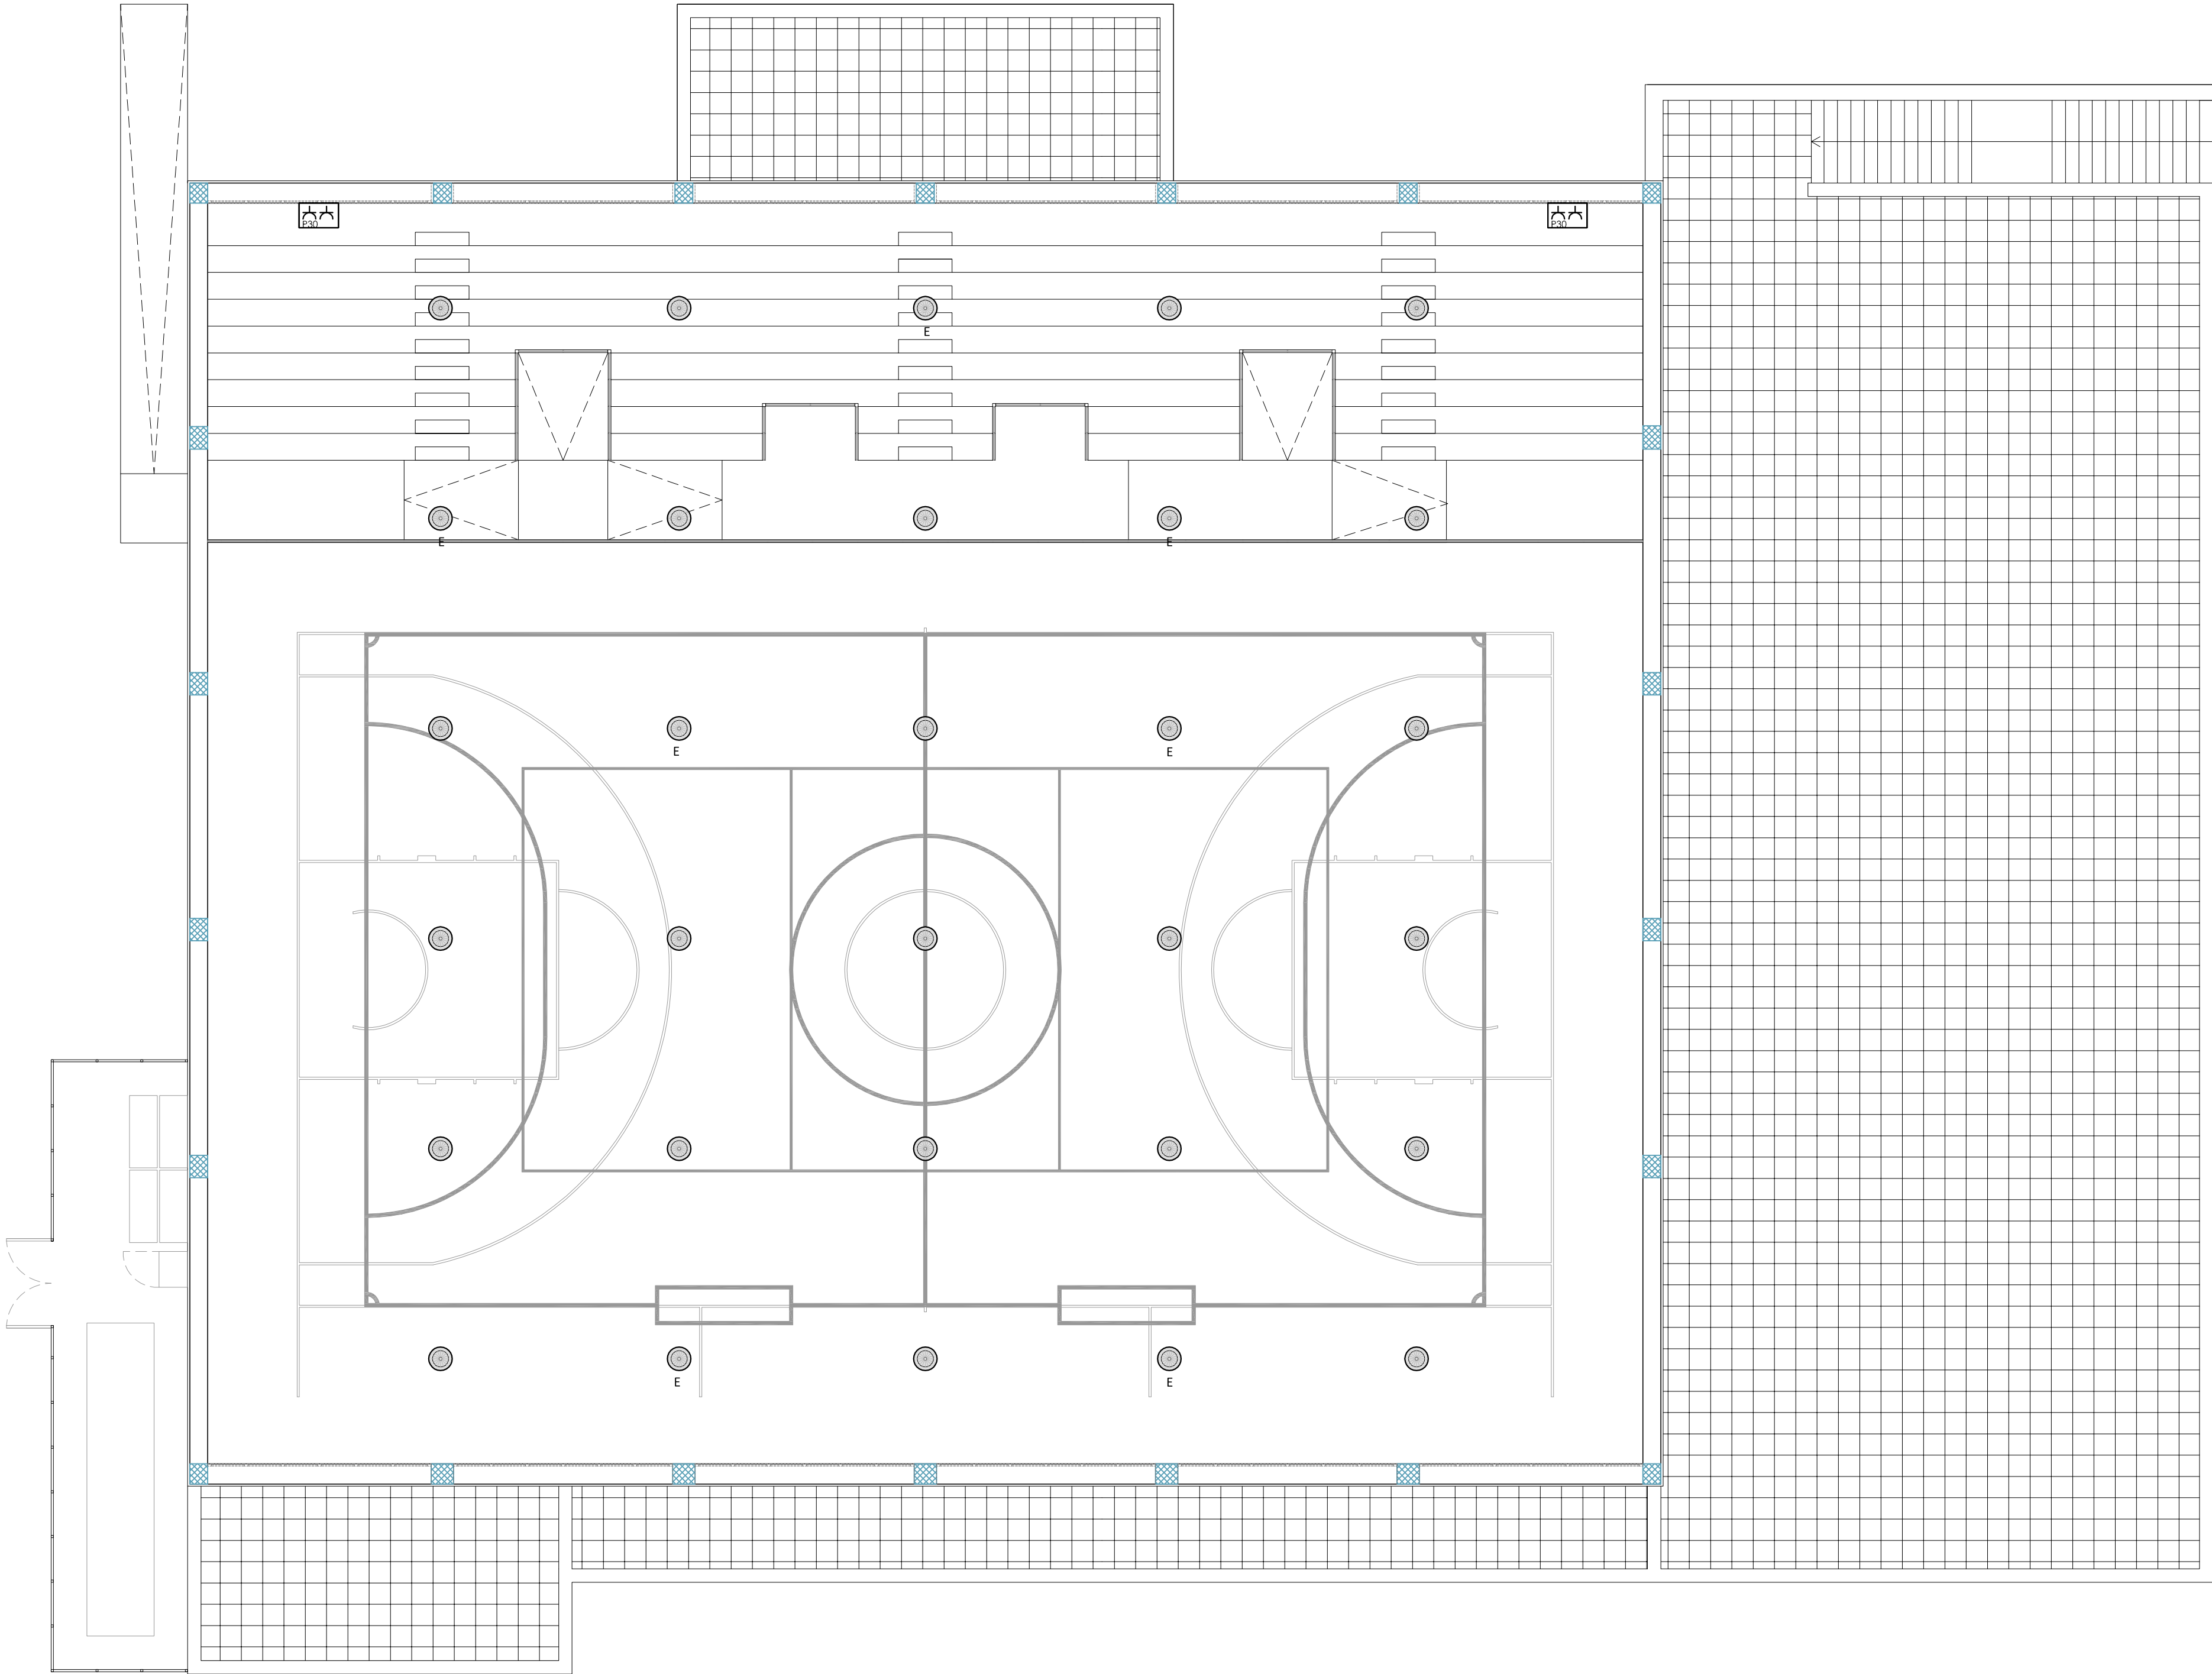

LEGENDA	
	Quadro elettrico generale composto da armadio da parete in poliestere rinforzato con fibra di vetro con portello cieco incernierato completo di serratura, grado di protezione IP65, isolamento in classe II, delle dimensioni di (h x l x p): 600 x 400 x 250 mm
	Centralino uffici composto da armadio da parete in poliestere rinforzato con fibra di vetro con portello cieco incernierato completo di serratura, grado di protezione IP65, isolamento in classe II, delle dimensioni di (h x l x p): 300 x 220 x 160 mm
	Centralino spogliatoi composto da armadio da parete in poliestere rinforzato con fibra di vetro con portello cieco incernierato completo di serratura, grado di protezione IP65, isolamento in classe II, delle dimensioni di (h x l x p): 300 x 220 x 160 mm
	Gruppo prese formato da n.1 bipasso 10/16A e n.1 Schuko da incasso in cassetta mod. 503 ed alimentazione realizzata con corrugato flessibile sottotraccia diam. 25mm cavo tipo N07V-K 1+N+PEx4mmq - Altezza di installazione h=40cm da piano finito.
	Gruppo prese formato da n.1 presa EDP Cat. 5e e n.1 presa telefonica - Altezza di installazione h=40cm da piano finito.
	Apparecchio illuminante Astro LED della Disano da 187 W o similare con le seguenti caratteristiche: - Corpo: in alluminio pressofuso con alette di raffreddamento integrate nella copertura. - Diffusore: vetro trasparente sp. 4mm temperato resistente agli shock termici e agli urti (UNI-EN 12150-1 : 2001). - Ottiche: in PMMA ad alto rendimento resistente alle alte temperature e ai raggi UV. - Dotazione: dispositivo automatico di controllo della temperatura. Nel caso di sovratemperatura dovuta ad anomele condizioni ambientali, abbassa il flusso luminoso per ridurre la temperatura di esercizio, garantendo il funzionamento. Dispositivo di protezione conforme alla EN 61547 contro i fenomeni impulsivi atto a proteggere il modulo LED e il relativo alimentatore. LED 4000K - 700mA - 25920lm - 187W - CRI 80 - Low optical flicker - surge protector 6/8kV - DIM 1/10V
	Apparecchio illuminante a soffitto modello Led Panel della Disano o similare con le seguenti caratteristiche: - Corpo e cornice: corpo in lamiera d'acciaio e cornice in alluminio. - Diffusore: in tecnopolimero prismaticizzato trasparente ad alta trasmittanza. 5500lm - 4000K - 42W - CRI>90
	Apparecchio illuminante a soffitto modello Oblo Led della Disano o similare con le seguenti caratteristiche: - Corpo: in polycarbonato infrangibile ed autoestinguente, colore grigio RAL7035, stabilizzato ai raggi UV, antiingiallimento. - Diffusore: in polycarbonato trasparente, internamente satinato antiabbagliamento, infrangibile ed autoestinguente V2, stabilizzato ai raggi UV, liscio esternamente antipolvere. 2500lm - 4000K - 21W - CRI>80
E	Gruppo autonomo di emergenza da inserire su plafoniera
	Pozzetto in materiale plastico, completo di chiusura carrabile delle dimensioni esterne di 400 x 400 x 400 mm completo di dispersore a croce in acciaio zincato 50x50 cm l= 1.5mt.
	Corda di terra in rame nudo sez. 50 mmq posata entro lo scavo a profondita' di interro minima 50 cm



COMUNE DI CASTELLANETA
PROVINCIA DI TARANTO

RISTRUTTURAZIONE E ADEGUAMENTO FUNZIONALE DEL
PALAZZETTO DELLO SPORT

PROGETTO DEFINITIVO

Committente: AMMINISTRAZIONE COMUNALE CASTELLANETA (TA)

Responsabile Unico del Procedimento: ARCH. PANTALEO DE FINIS

Progettista: ARCH. ALDO CAFORIO (*Ufficio Tecnico Comunale*)

TITOLO ELABORATO:
IMPIANTI ELETTRICI
Distribuzione principale - Pianta Piano Primo

SCALA 1:100	DATA Dicembre 2017	IE 02
REV. -	AGG. -	