


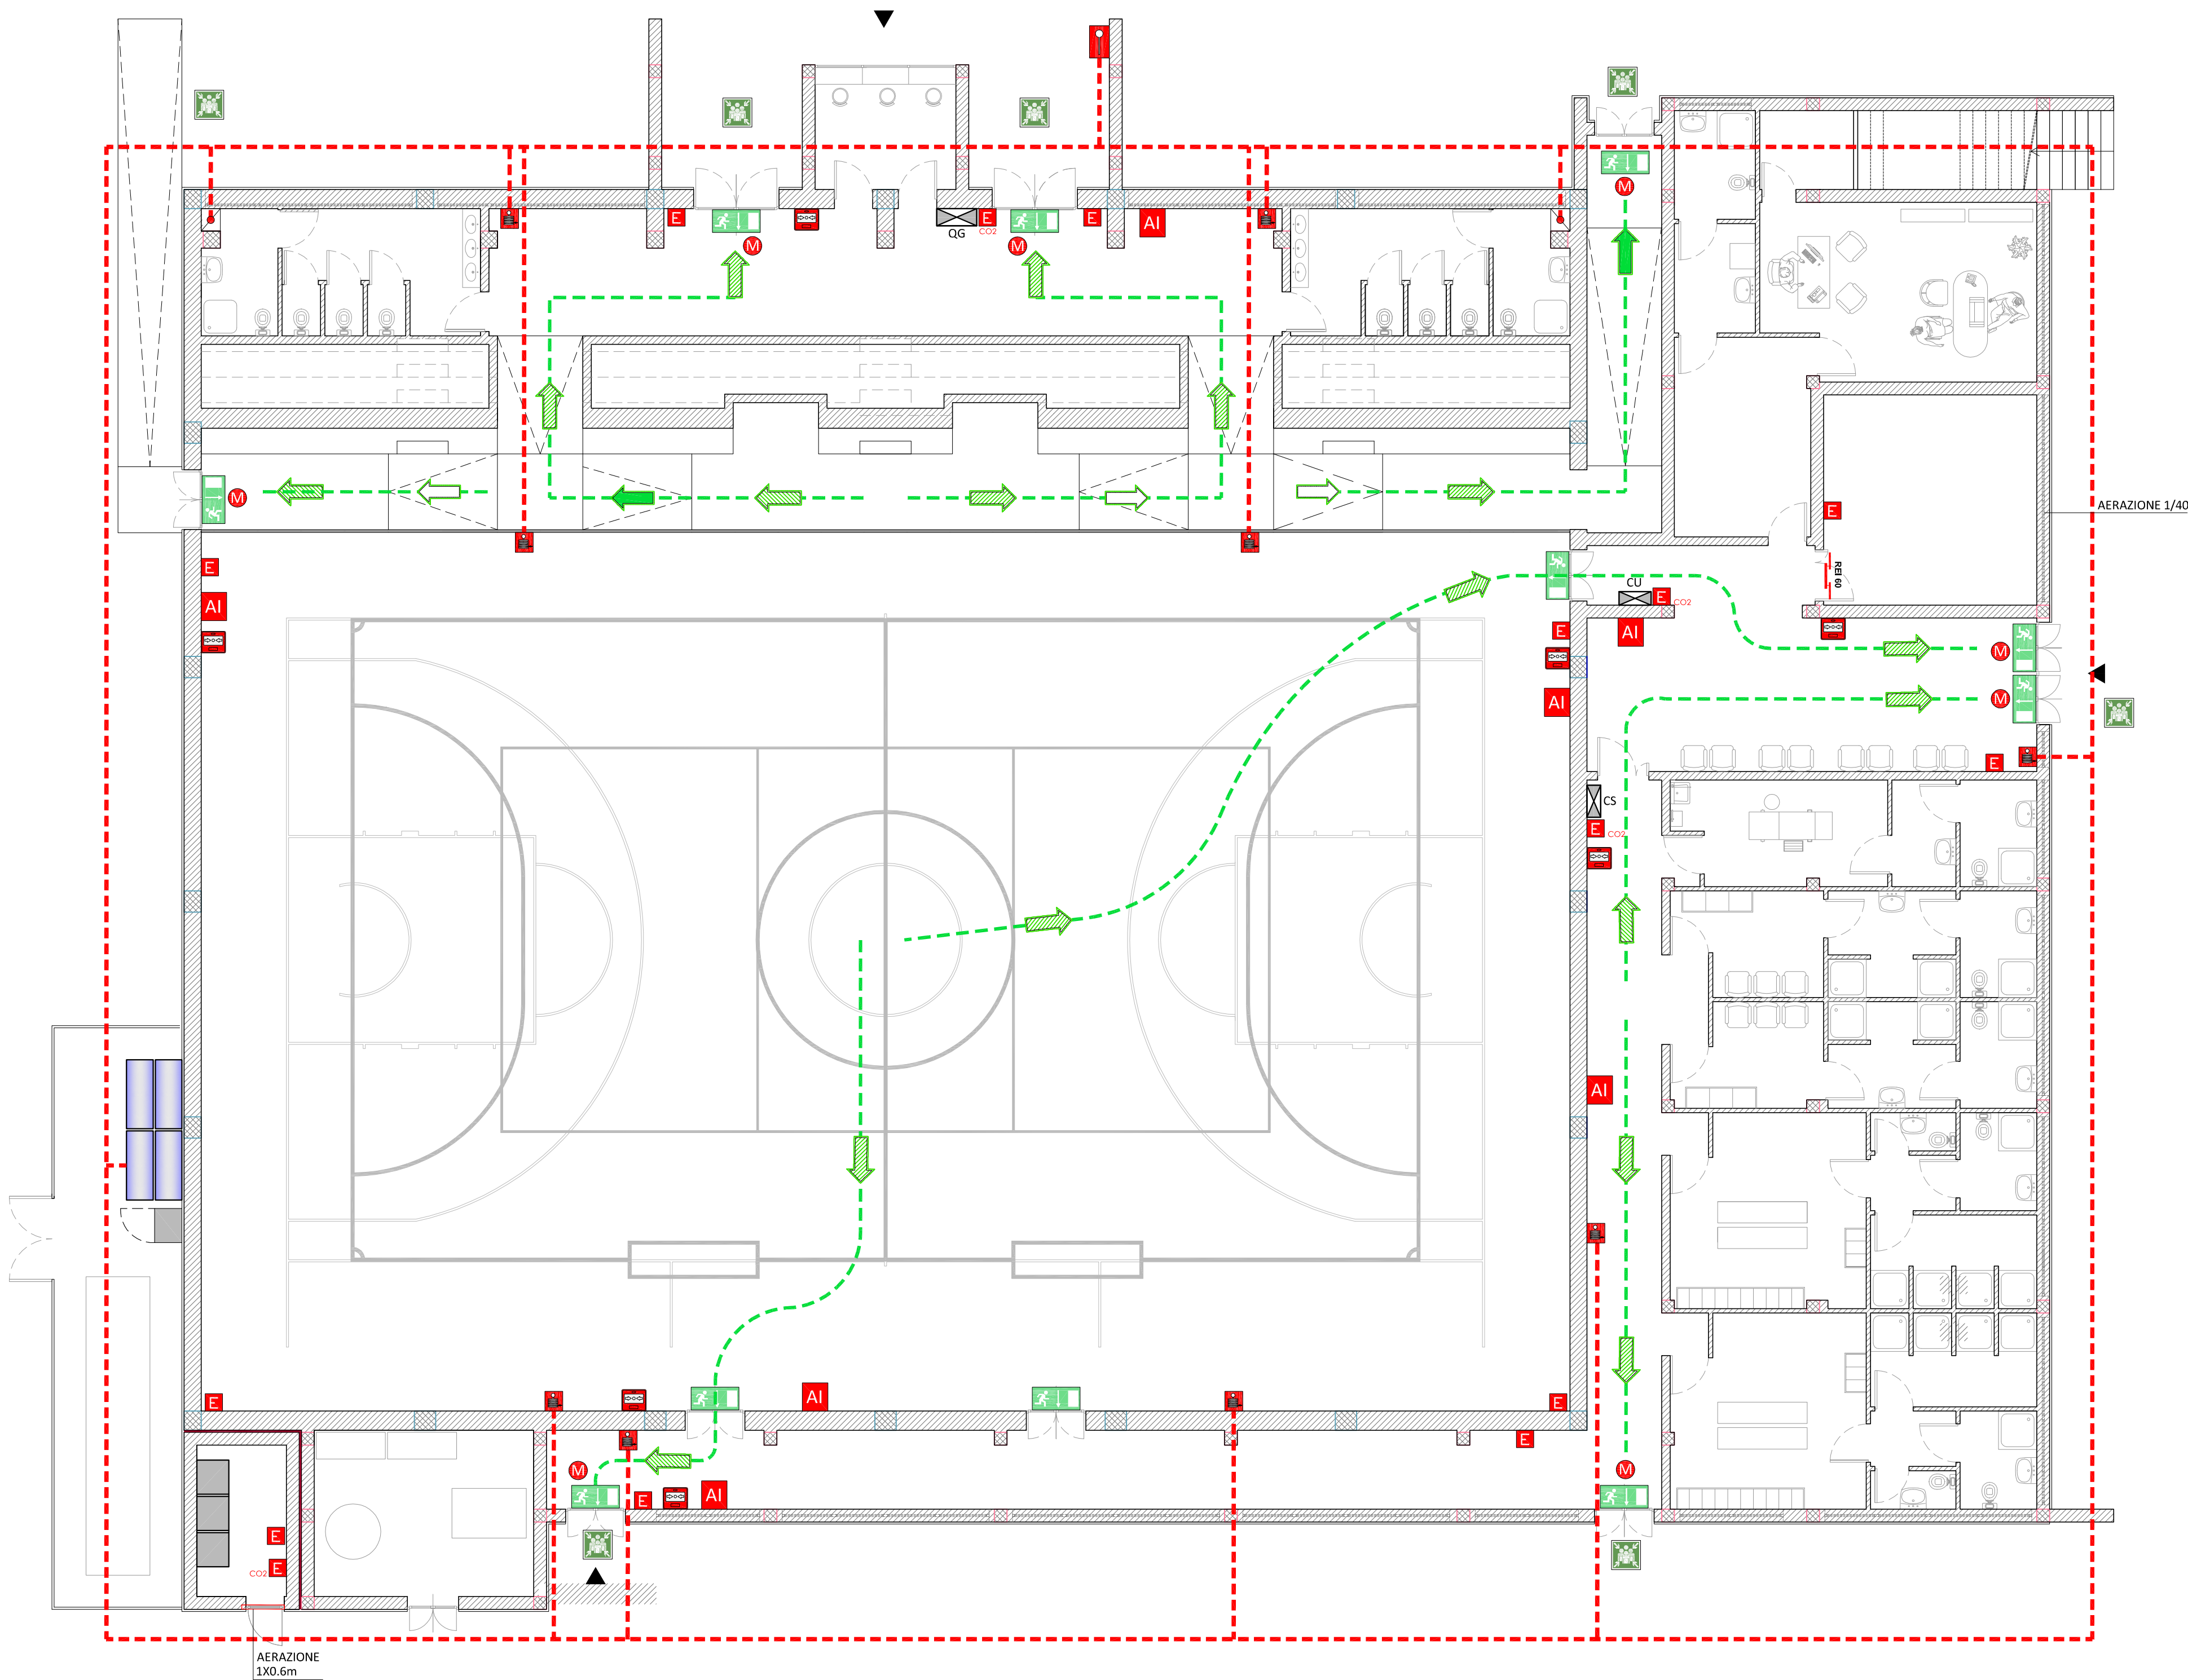

LEGENDA	
	Estintore portatile ad anidride carbonica
	Estintore portatile a polvere
	Pannello di segnalazione allarme incendio
	Idrante UNI 45 con tubo e lancia
	Attacco autopompa
	Maniglione antipanico
	Muratura REI 60
	Porta REI 60
	Anello di alimentazione idrica da 4" interrato in acciaio zincato pead DN = 65 (2"1/2) - D X S = 76,1 X 3,25 - P = 7,32. Stacchi DN = 50 (2") - D x s = 60,3 x 2,90 - P = 5,35.
	Cartello via di fuga
	Cartello via di fuga/uscita di sicurezza
	Percorso di esodo verso il basso
	Percorso di esodo orizzontale
	Punto di raccolta
	Quadro elettrico generale composto da armadio da parete in poliestere rinforzato con fibra di vetro con portello cieco incernierato completo di serratura, grado di protezione IP65, isolamento in classe II, delle dimensioni di 600 x 400 x 250 mm
	Centralino uffici composto da armadio da parete in poliestere rinforzato con fibra di vetro con portello cieco incernierato completo di serratura, grado di protezione IP65, isolamento in classe II, delle dimensioni di 300 x 220 x 160 mm
	Centralino spogliatoi composto da armadio da parete in poliestere rinforzato con fibra di vetro con portello cieco incernierato completo di serratura, grado di protezione IP65, isolamento in classe II, delle dimensioni di 300 x 220 x 160 mm
	Generatore termico modulare a condensazione costituito da 4 singoli moduli VITODENS 200-W o similare di potenzialità pari a 150 kW l'uno, con bruciatore cilindrico modulante Matrix ad irraggiamento per funzionamento a camera aperta o camera stagna.
	Serbatoio a pressione atmosferica per acqua sanitaria e fluidi in genere, realizzato in polietilene per alimenti comprensivo di coperchio passamanio o passauomo, Capacità C = 2000 (l)
	Gruppo di pressurizzazione FFB-E-BOX-10 o similare ad uso antincendio (Q:240/(m - 4kW) , inserito all'interno di un armadio di protezione IP54 dotato di porta apribile e predisposto ad essere fissato al livello del terreno.



COMUNE DI CASTELLANETA
PROVINCIA DI TARANTO

RISTRUTTURAZIONE E ADEGUAMENTO FUNZIONALE DEL
PALAZZETTO DELLO SPORT

PROGETTO DEFINITIVO

Committente: AMMINISTRAZIONE COMUNALE CASTELLANETA (TA)

Responsabile Unico del Procedimento: ARCH. PANTALEO DE FINIS

Progettista: ARCH. ALDO CAFORIO (*Ufficio Tecnico Comunale*)

TITOLO ELABORATO:
MISURE PREVENZIONE INCENDI
Pianta Piano Terra

SCALA 1:100	DATA Dicembre 2017	VF 01
REV. -	AGG. -	