



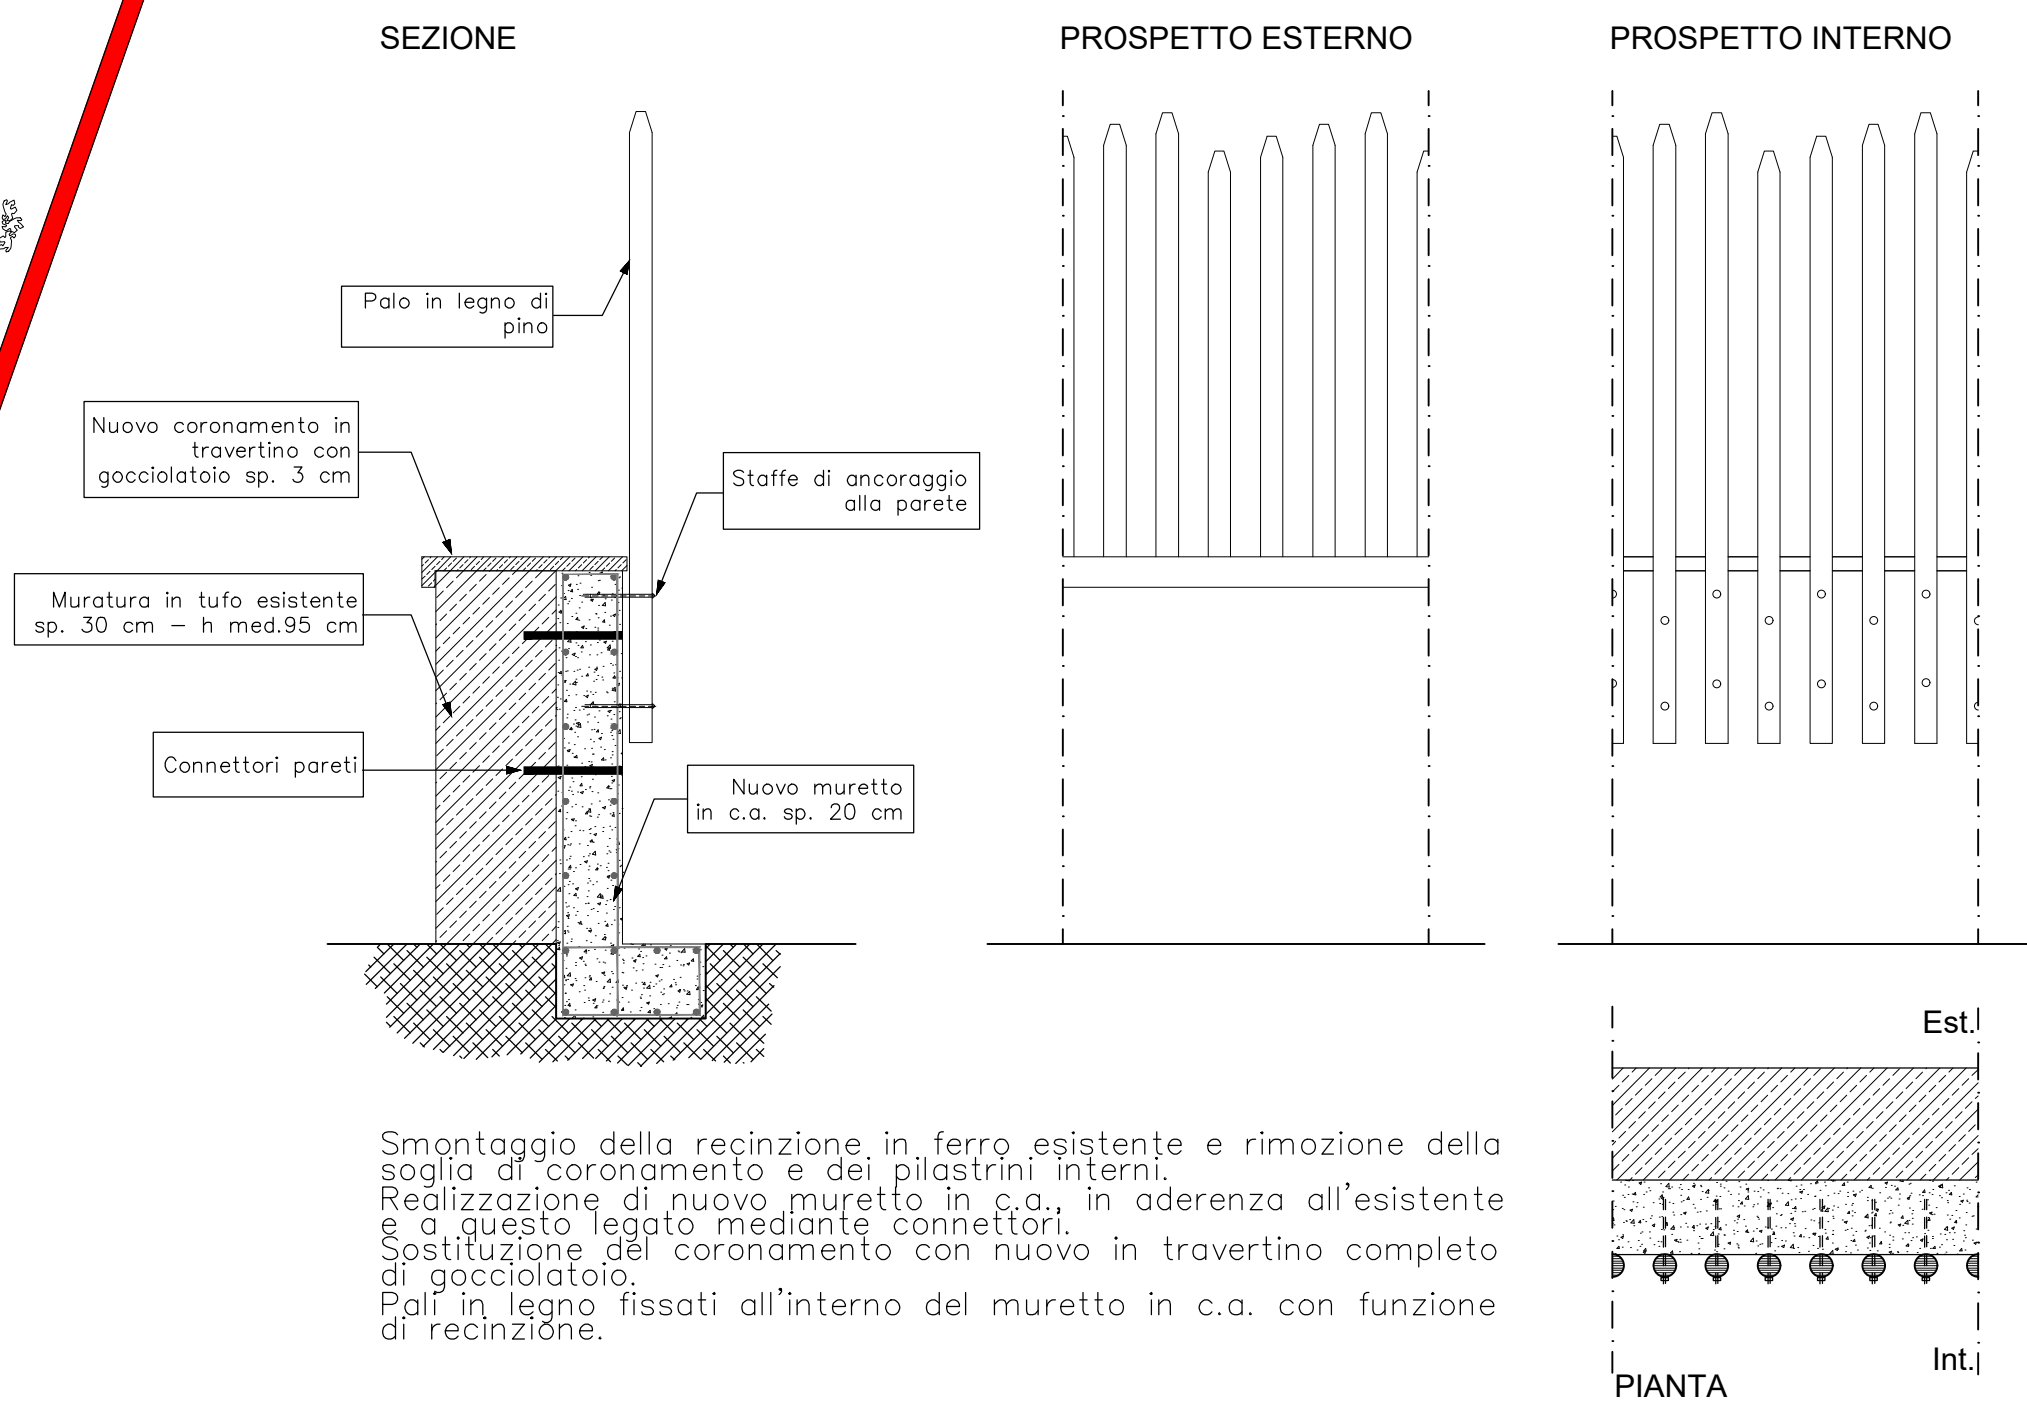

PARTICOLARE COSTRUTTIVO DI PROGETTO: RECINZIONE
scala 1:20

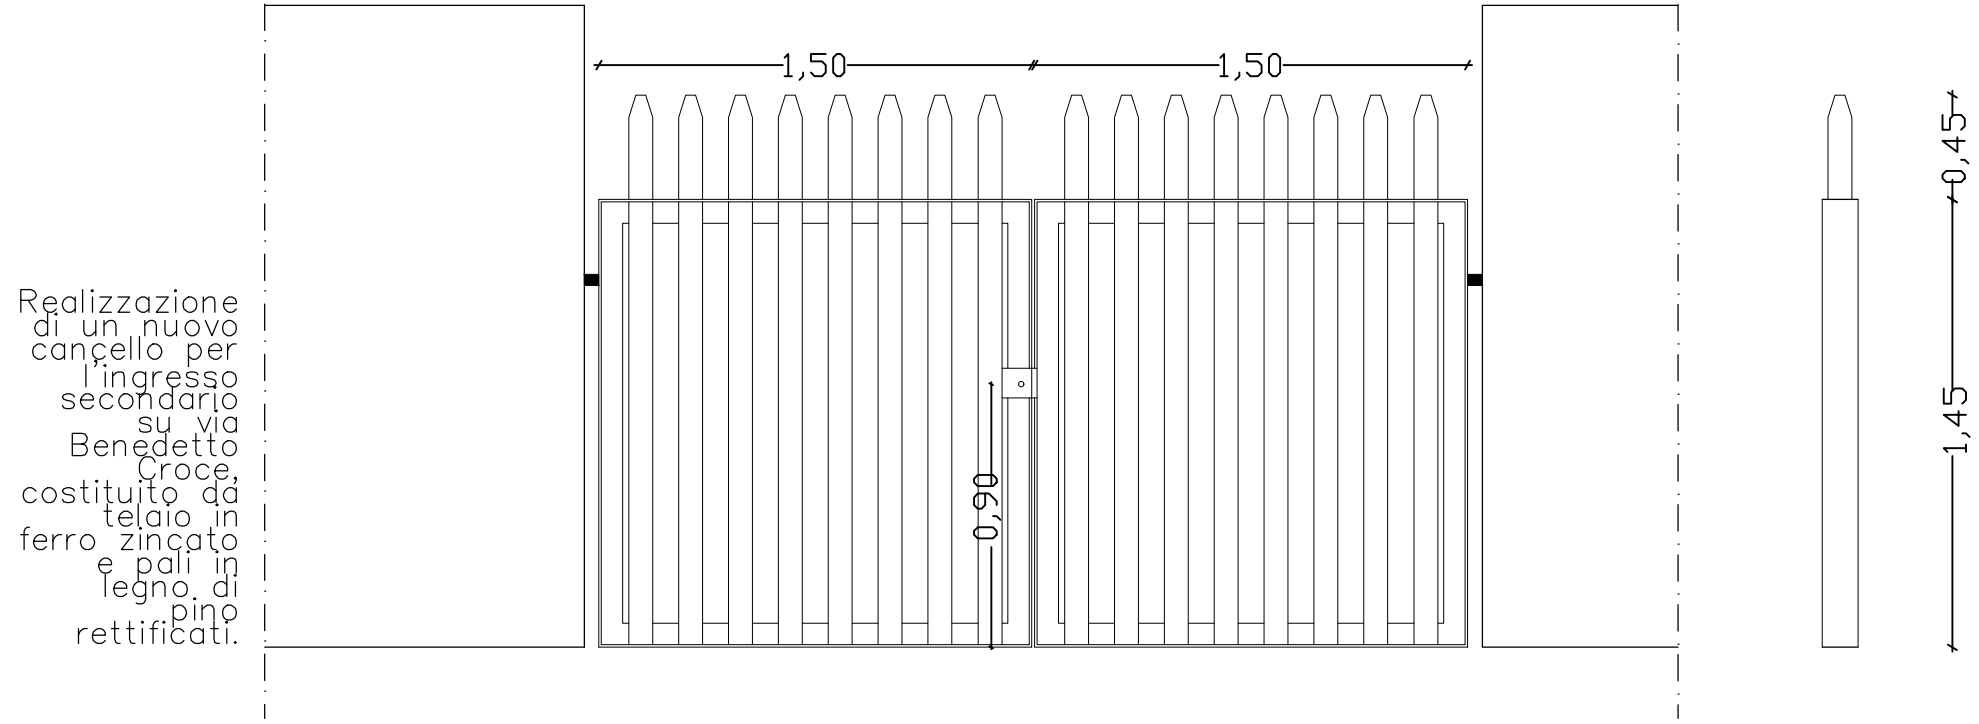

PARTICOLARE COSTRUTTIVO DI PROGETTO: CANCELLO
scala 1:20



- Superfici non interessate dall'intervento
- Parte della recinzione interessata dall'intervento
- Adeguamento bagni con ACS_sostituzione scaldabagno
- Adeguamento bagni con ACS_installazione scaldabagno

Legenda impianto elettrico

- Quadro elettrico
- Punto luce a soffitto
- Punto luce a parete
- Interruttore
- Pres a 10 - 16 A
- Linea elettrica di distribuzione

Comune di Castellaneta

Provincia di Taranto

ASSE II FESR - PON 2014-2020

RIQUALIFICAZIONE DEGLI EDIFICI PUBBLICI ADIBITI AD USO SCOLASTICO - Tipologia B1 e B2

Istituto Comprensivo Statale PASCOLI - GIOVINAZZI- COLLODI
Scuola dell'Infanzia, Primaria e Secondaria di 1° Grado

Interventi di efficientamento energetico e ammodernamento degli spazi per la didattica e realizzazione di spazi funzionali per lo svolgimento di servizi accessori scuola dell'infanzia "C. COLLODI"

Tav P3IE

Particolare recinzione Impianto elettrico locali servizi

progetto esecutivo

Scala	1:100 - 1:20	Data	Maggio 2019
Aggiornamenti	Rif.	Disegnatore	
PROGETTISTA arch. Pantaleo DE FINIS			
RESPONSABILE DEL PROCEDIMENTO arch. Aldo Caforio			