

LEGENDA

 Idrante a muro UNI 45

 Estintore a polvere

 Tubazioni in acciaio nero conforme UNI 10255 serie media

REGIONE PUGLIA


COMUNE DI CASTELLANETA (TA)

INTERVENTI DI DEMOLIZIONE E RICOSTRUZIONE DELLA SCUOLA F. SURICO

EA-01

IMPIANTI MECCANICI
RETE ANTINCENDIO
PIANO TERRA

Proponente	Comune di Castellaneta (TA)	
Progettista	Ing. Roberto MARINELLI	
R.U.P.	Arch. Pantaleo DE FINIS	
Scala	—	Data Maggio 2019 Agg.ti

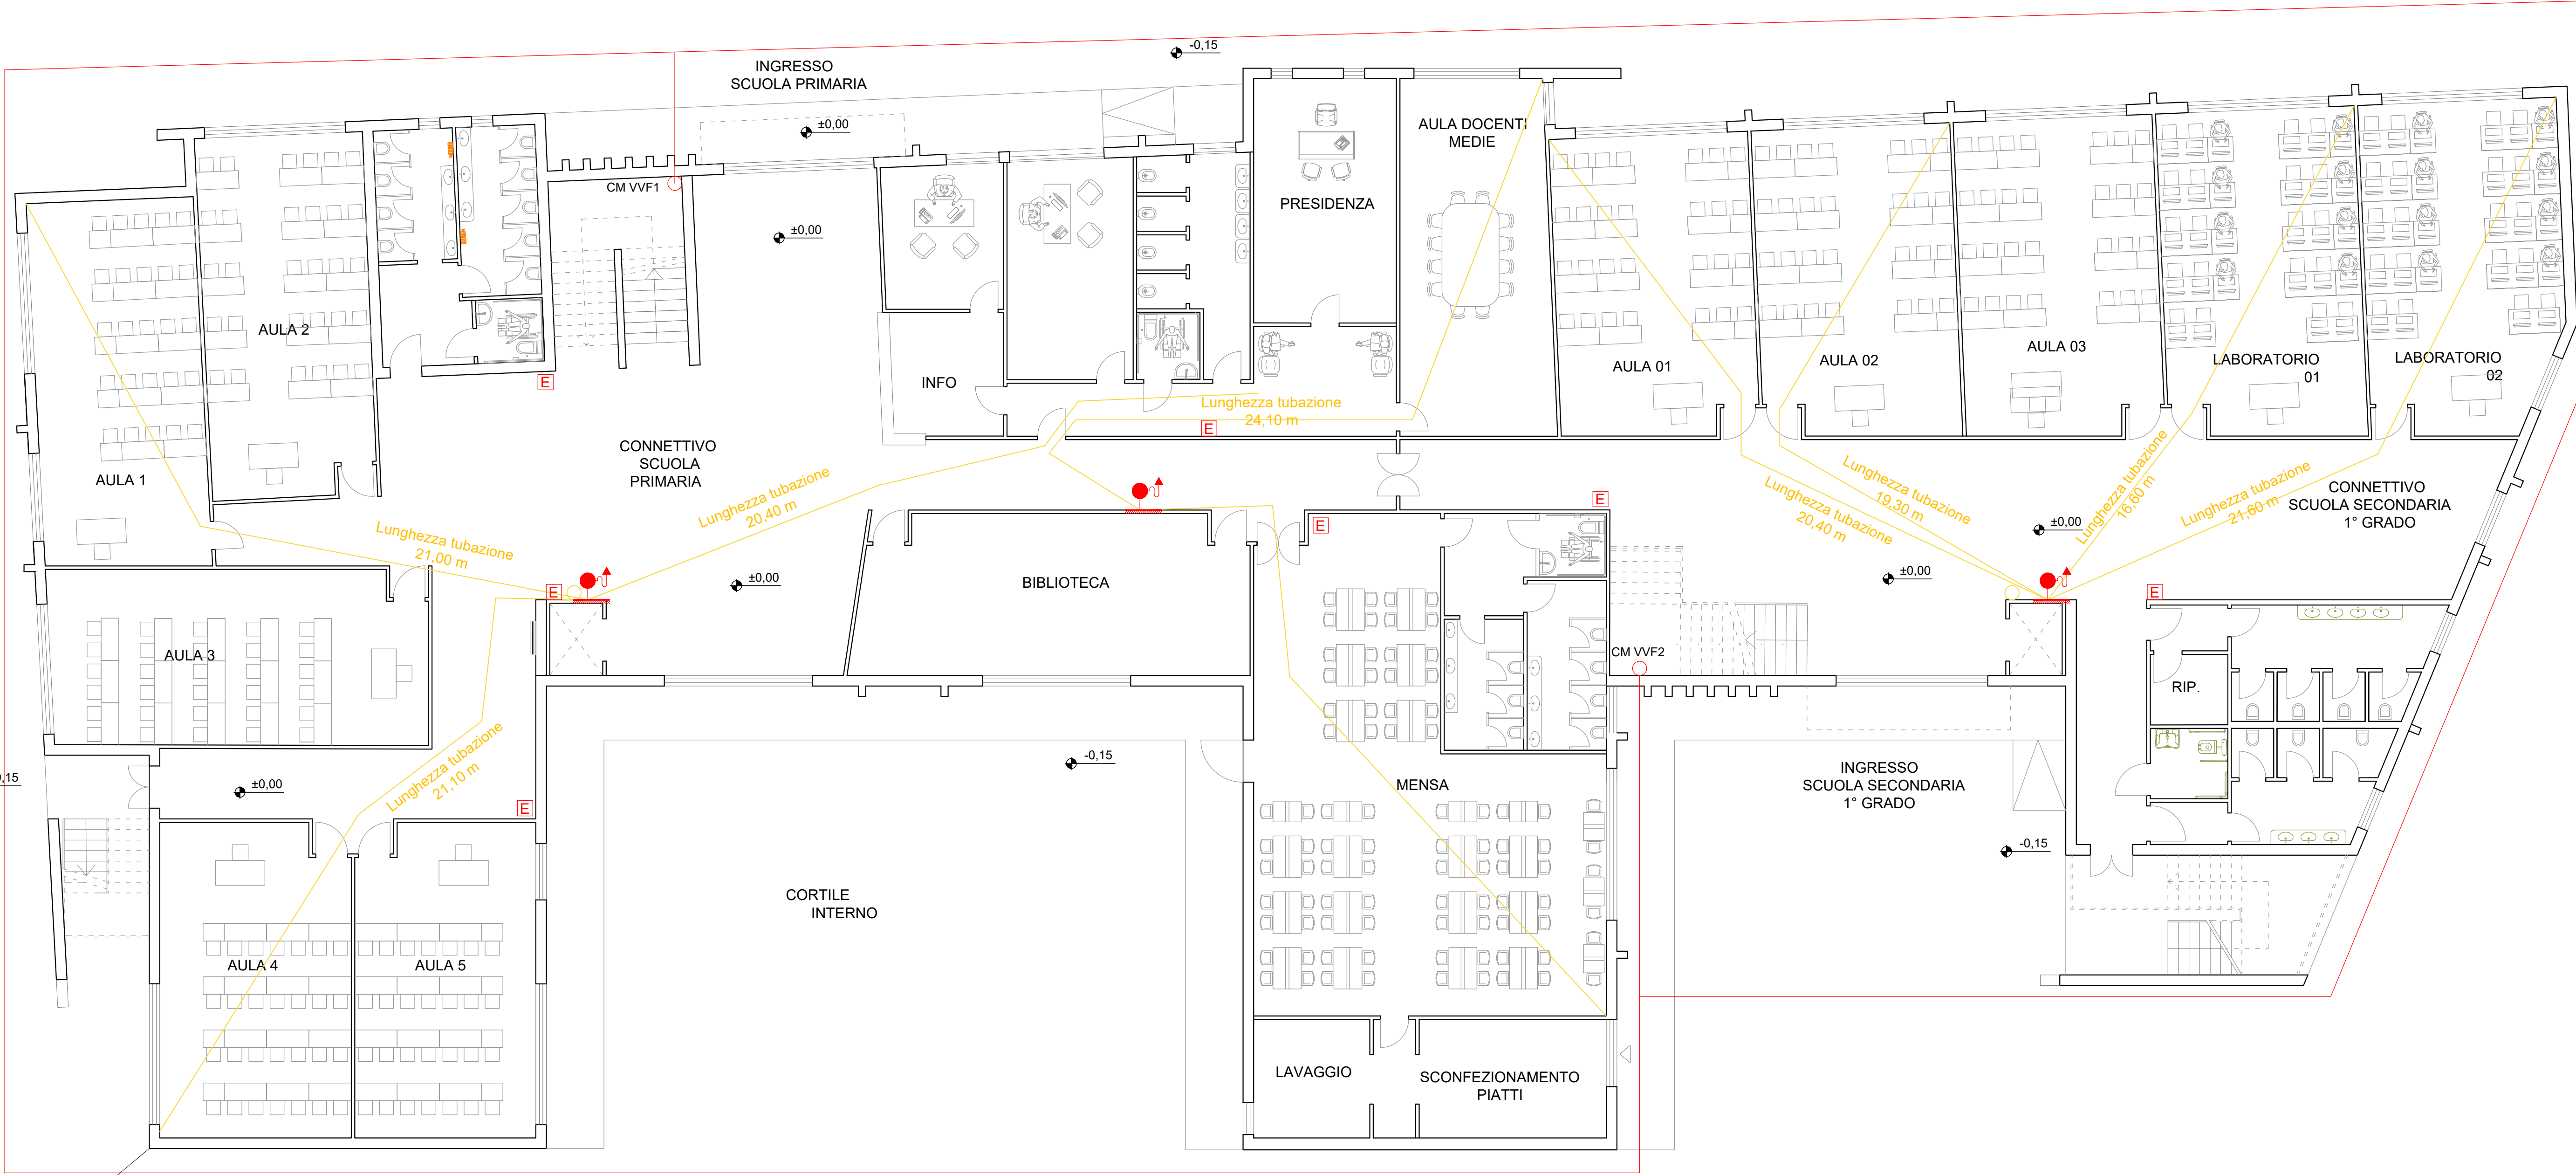

Scala 1:200